

CITTA' DI LUCCA

UNIONE EUROPEA FONDO EUROPEO DI SVILUPPO REGIONALE

REPUBLICA ITALIANA

REGIONE TOSCANA

PROVINCIA di Lucca

Le all alle tue idee

PIUSS LUCCA DENTRO

INTERVENTO DI RESTAURO DELL' EX CONVENTO DI SAN DOMENICO - EX MANIFATTURA TABACCHI
Centro per attività di contrasto al disagio

PREVENZIONE INCENDI
PROGETTO ESECUTIVO

RAGGRUPPAMENTO TEMPORANEO DI IMPRESE

UNIECO SOC. COOP.
via Meuccio Ruini, 10 - 42124 - Reggio Emilia (RE) (Mandataria)

IMPRESA COSTRUZIONI EDILI E STRADALI DR. ING. MICHELE BIANCHI & C. srl
via D. Chelini, 39 - 55100 - Lucca (LU) (Mandante)

R.A.M.A. srl
vi. Castracari, 600 - 55100 - Lucca (Mandante)

MARTINELLI IMPIANTI
via del Poggio 438/h S. Anna - 55100 - Lucca (LU) (Mandante)

PROGETTO

COORDINAMENTO GENERALE
A.I.C.E. Consulting S.r.l. con sede in via G. Boccaccio, 20 - 56010 - Ghezzano (PI)
Pietro Carlo Pellegrini Architetto, via di Vicopelago, 3129 - Pozzuolo - 55100 Lucca (LU)

ARCHITETTONICO
Pietro Carlo Pellegrini Architetto, via di Vicopelago, 3129 - Pozzuolo - 55100 Lucca (LU)

STRUTTURALE, IMPIANTI MECCANICI, ELETTRICI, PREVENZIONE INCENDI
e COORDINAMENTO SICUREZZA FASE PROGETTAZIONE
A.I.C.E. Consulting S.r.l. con sede in via G. Boccaccio, 20 - 56010 - Ghezzano (PI)

CONSULENTE PROGETTO RESTAURO
Eugenio Vassallo Architetto, via Sandro Gallo, 54 - 30126 - Venezia Lido (VE)

CONSULENTE PROGETTO STRUTTURALE
Massimo D'ingoli Ingegnere, Lungarno Simonelli, 10 - 56126 - Pisa (PI)

CONSULENTE PROGETTO ARCHITETTONICO
Alessandro Franco Architetto, RCF & P., c.so F.lli Cervi, 51 - 47838 - Riccione (RN)

Comune di Lucca
RESPONSABILE UNICO DEL PROCEDIMENTO: Arch. Mauro Di Bugno


PREVENZIONE INCENDI - Pratica V.V.F. n. 49432
ai sensi dell'art. 3 del DPR 01/08/2011 n. 151

CD
PI.TAV.01

SCALA: 1:100
DATA: Settembre 2013
FILE: CD-PI-Prevenzione Incendi-PI0.dwg
REV: 0

COMPETITIVITÀ
DINAMISMO
INNOVAZIONE
QUALITÀ



0	Settembre 2103	Prima emissione	AB	FR	BP
Revisione	Data	Descrizione	Disegnato da	Verificato da	Validato da

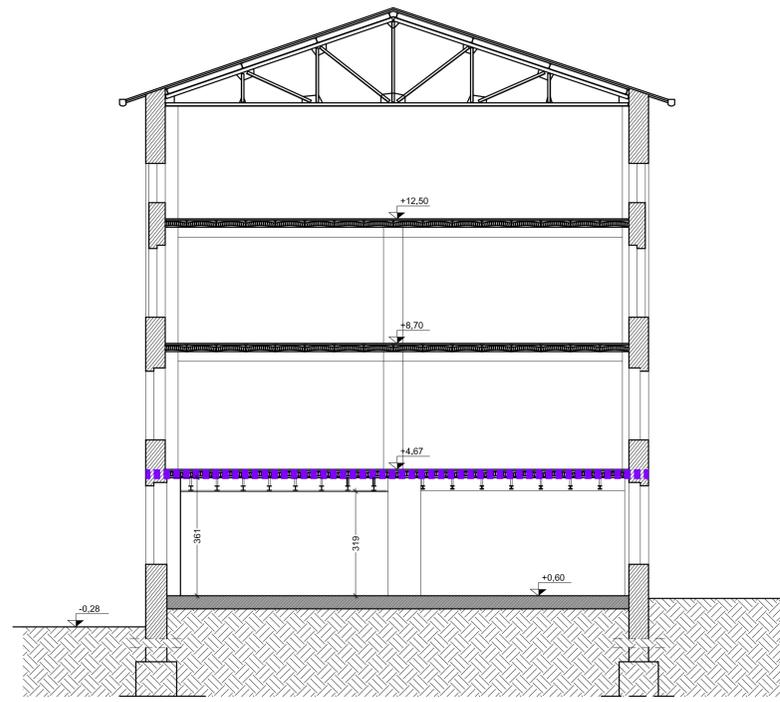

A SEZIONE A-A 1:100

LEGENDA SIMBOLI

	PERCORSO DI USCITA ORIZZONTALE
	PERCORSO DI USCITA VERSO IL BASSO
	COMPARTIMENTAZIONE REI/EI 90
	ESTINTORE PORTATILE A POLVERE
	ESTINTORE PORTATILE DA 5 KG CO2
	PULSANTE DI ALLARME
	RIVELATORE OTTICO FUMI

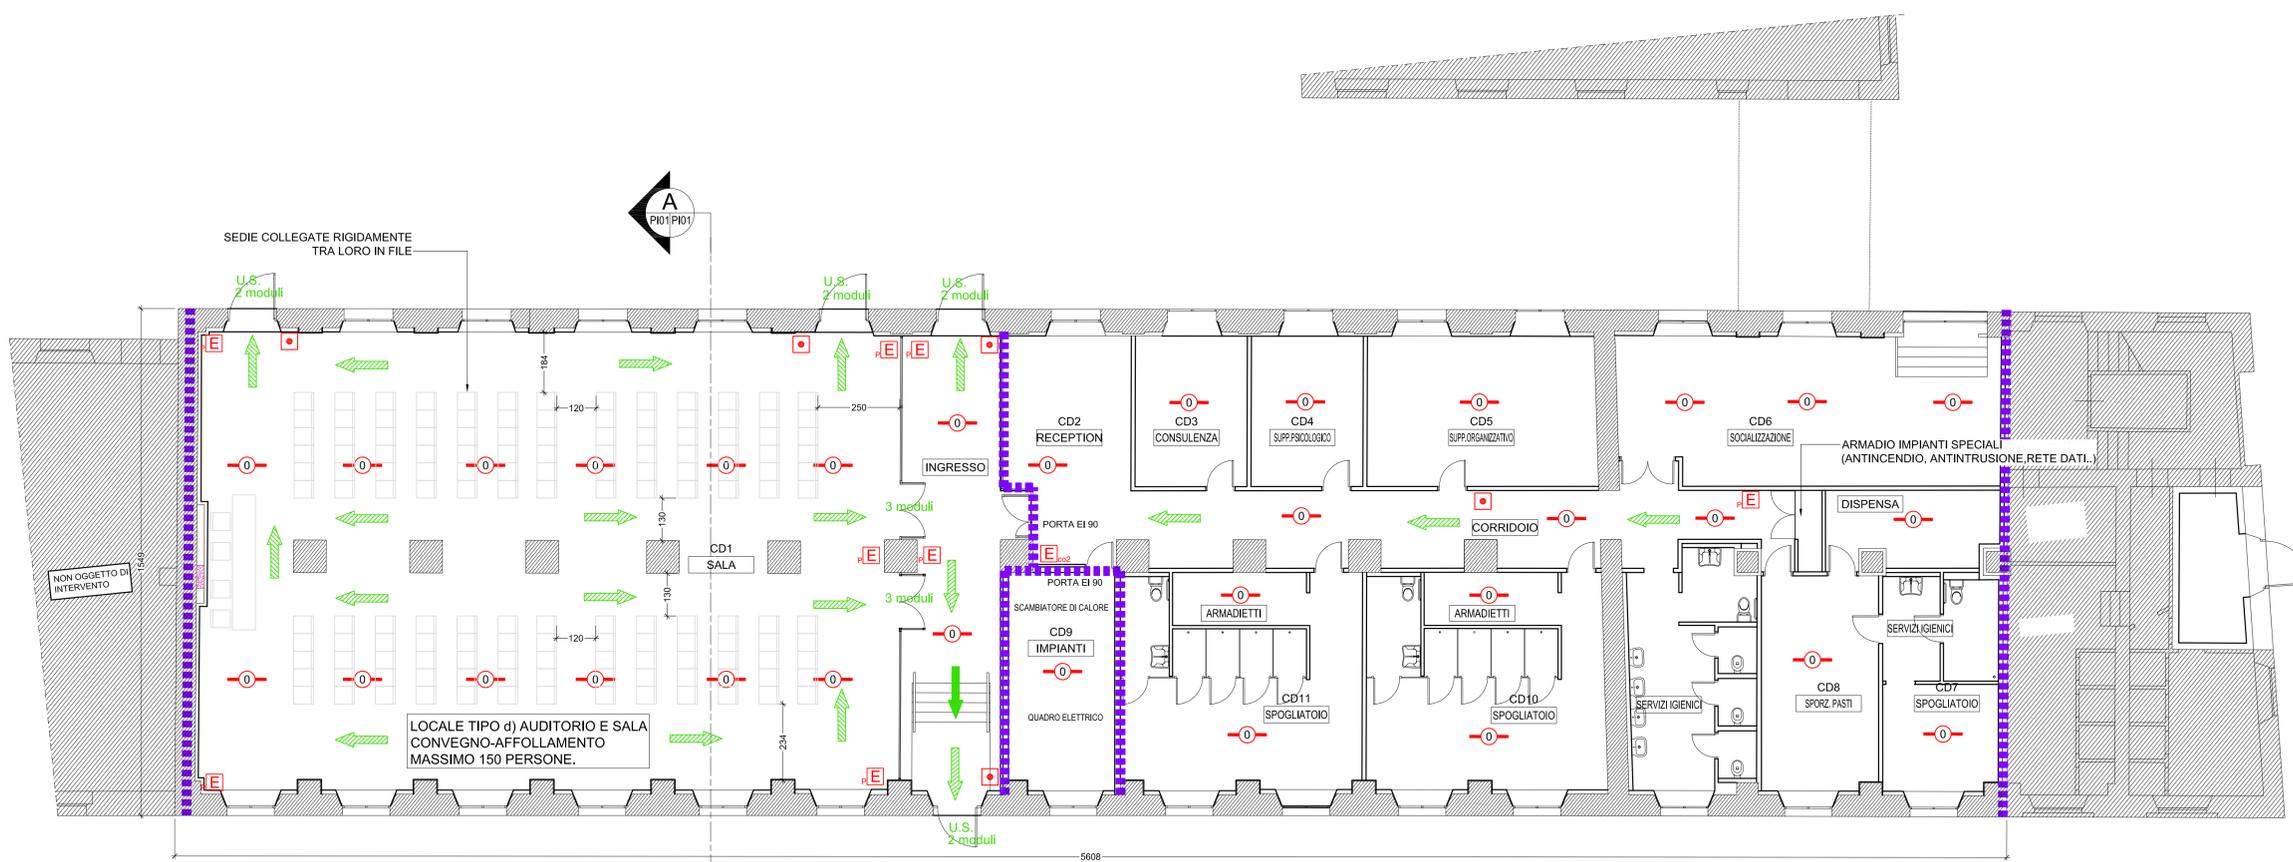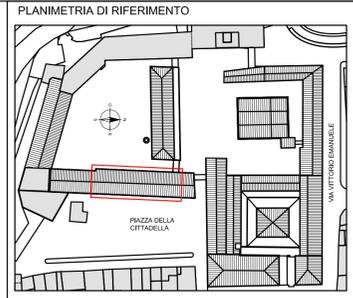

PIANTA PIANO TERRA 1:100