


PLANIMETRIA  
1:1000



**CITTÀ DI LUCCA**  
Amministrazione Comunale  
Settore 5 - Lavori Pubblici e Traffico U.O. 5.3 - Edilizia Sportiva  
Lucca Riscossioni e Servizi S.R.L.

Dirigente: Ing. Antonella Giannini  
Responsabile Unico di Progetto: Ing. Arianna De Cicco

P.T. 39-2026  
REALIZZAZIONE DEL PALAZZETTO DELLO SPORT SILVER 1  
NELL'AREA "EX CROCEROSSA"  
CUP J65B25001060005

**Fase: PROGETTO FATTIBILITÀ TECNICO ECONOMICA**

Titolo abilitativo	Data emissione	Revisione n°/data
IPTE	27/01/2026	

Titolo elaborato: PREVENZIONE INCENDI  
PLANIMETRIA, PIANO TERRA E COPERTURA

RTP: "PALAZZETTO DELLO SPORT AREA "EX CROCEROSSA"

Capogruppo, Progetto Opere Edili e Strutture:  
Ing. Giuseppe Amante


Progetto Impianti, Antincendio, Acustica:  
Studio Belland&Petrì srl ssp

Coordinatore della Sicurezza in fase di Progettazione:  
Ing. Dario Lucarelli

Collaboratori alla Progettazione:  
Ing. Dario Lucarelli  
Arch. Riccardo Ricci

Giovane Professionista:  
Arch. Barbara Tomei


Comitatente per la parte del Progetto di competenza Lucca Riscossioni e Servizi




**LRS**

Geologia:  
Studio INGEOD


Rilevato: Geom. Paolo Pisci, Comune di Lucca



Giuseppe Amante  
Ingegnere  
n° 3456/2018 (PC)



Dario Lucarelli  
Ingegnere  
n° 3457/2018 (PC)

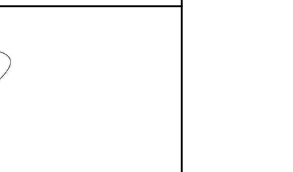


Studio Belland & Petrì s.r.l.  
Servizi di ingegneria  
n° 3458/2018 (PC)

**IN-EO**


Scale: 1:100, 1:1000

**TAVOLA: VVF 01**

Scheda lavoro n° 185

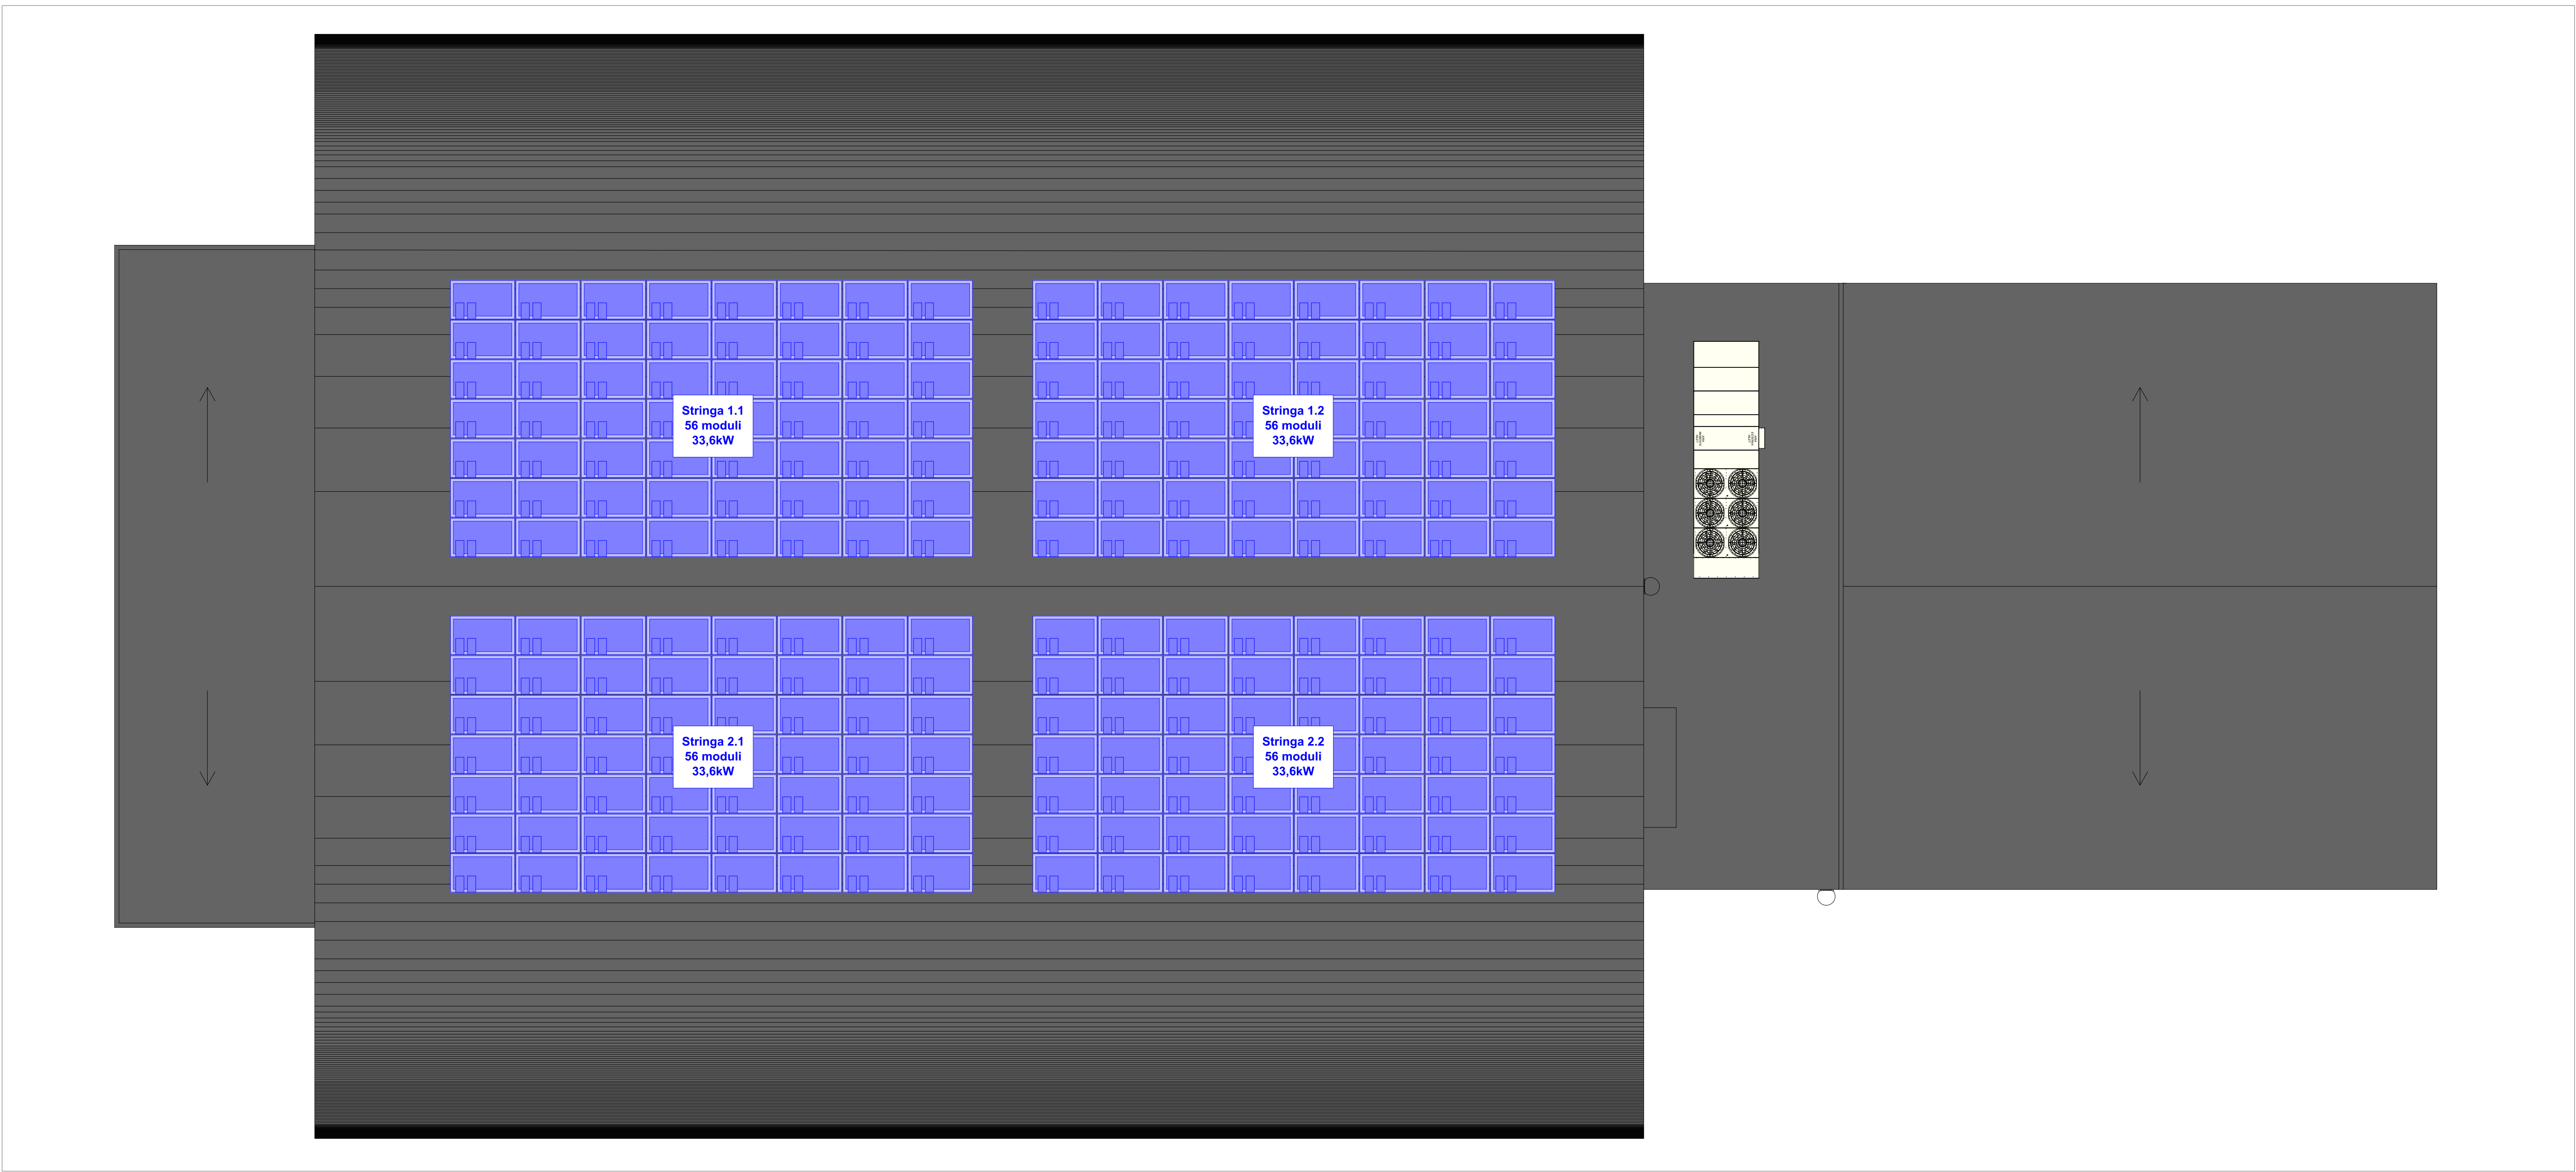

PIANTA COPERTURA  
1:100

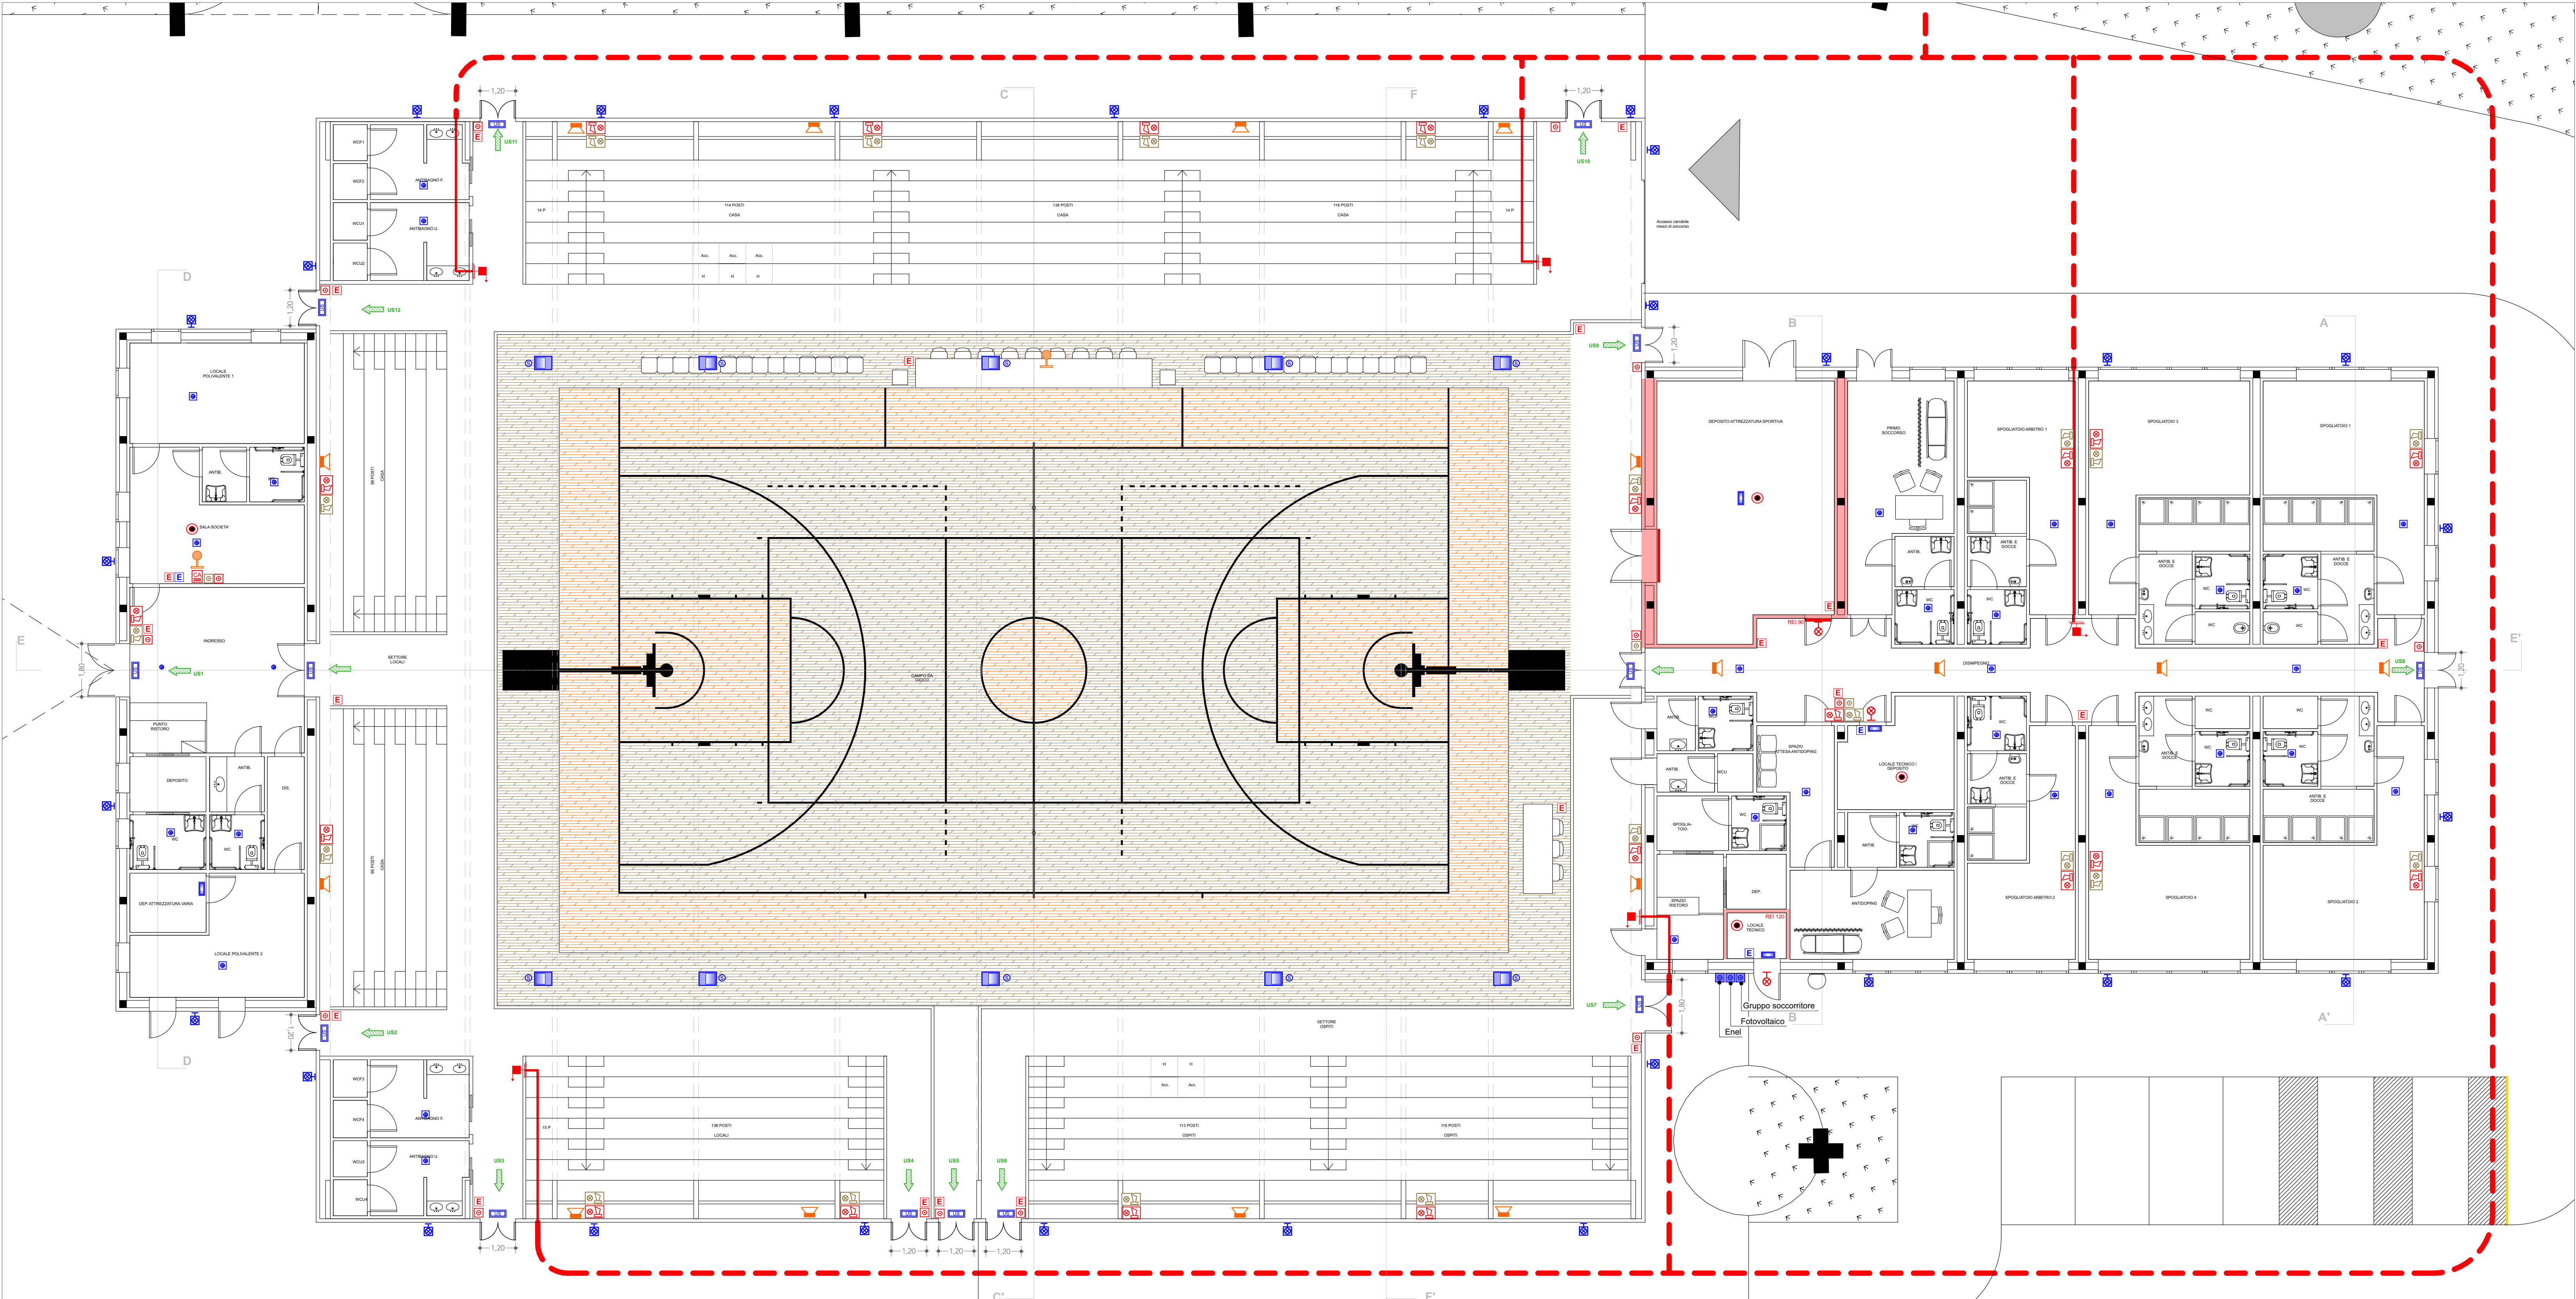

PIANTA PIANO TERRA  
1:100

- Legenda**
- riserbo UNI 25
  - compartimentazione REI
  - porte REI
  - freccia di uscita orizzontale
  - estintore portatile a polvere
  - estintore portatile a CO2
  - alimentazione di sicurezza da gruppo soccorritore
  - pannello fotovoltaico 600Wp
  - avvisatore acustico luminoso con sirena a luce stroboscopica allarme allertamento sonoro
  - avvisatore acustico luminoso con sirena e luce stroboscopica allarme IRAI
  - centrale allarme rivelazione incendi
  - plafondiera Led perimetrale autoalimentata 3h con pannello segnalazione via di esodo - luce di sicurezza
  - apparecchio led da esterno IP65 con lampada led XX e kit emergenza autoalimentato - luce sicurezza
  - plafondiera IP65 con lampada led equivalente 24W autoalimentata 3h - luce di sicurezza
  - plafondiera da esterno con lampada led 4.2W autoalimentata 3h - luce di sicurezza
  - pulsante attivazione manuale allarme IRAI sottovetro frangibile
  - pulsante attivazione manuale allarme allertamento sonoro sottovetro frangibile
  - pulsante sgancio di emergenza sotto vetro frangibile con spia luminosa presenza rete
  - rivelatore di fumo allarme IRAI
  - spia luminosa rivelazione allarme IRAI
  - predispotazione altoparlante diffusione sonora
  - predispotazione base microfonico diffusione sonora