

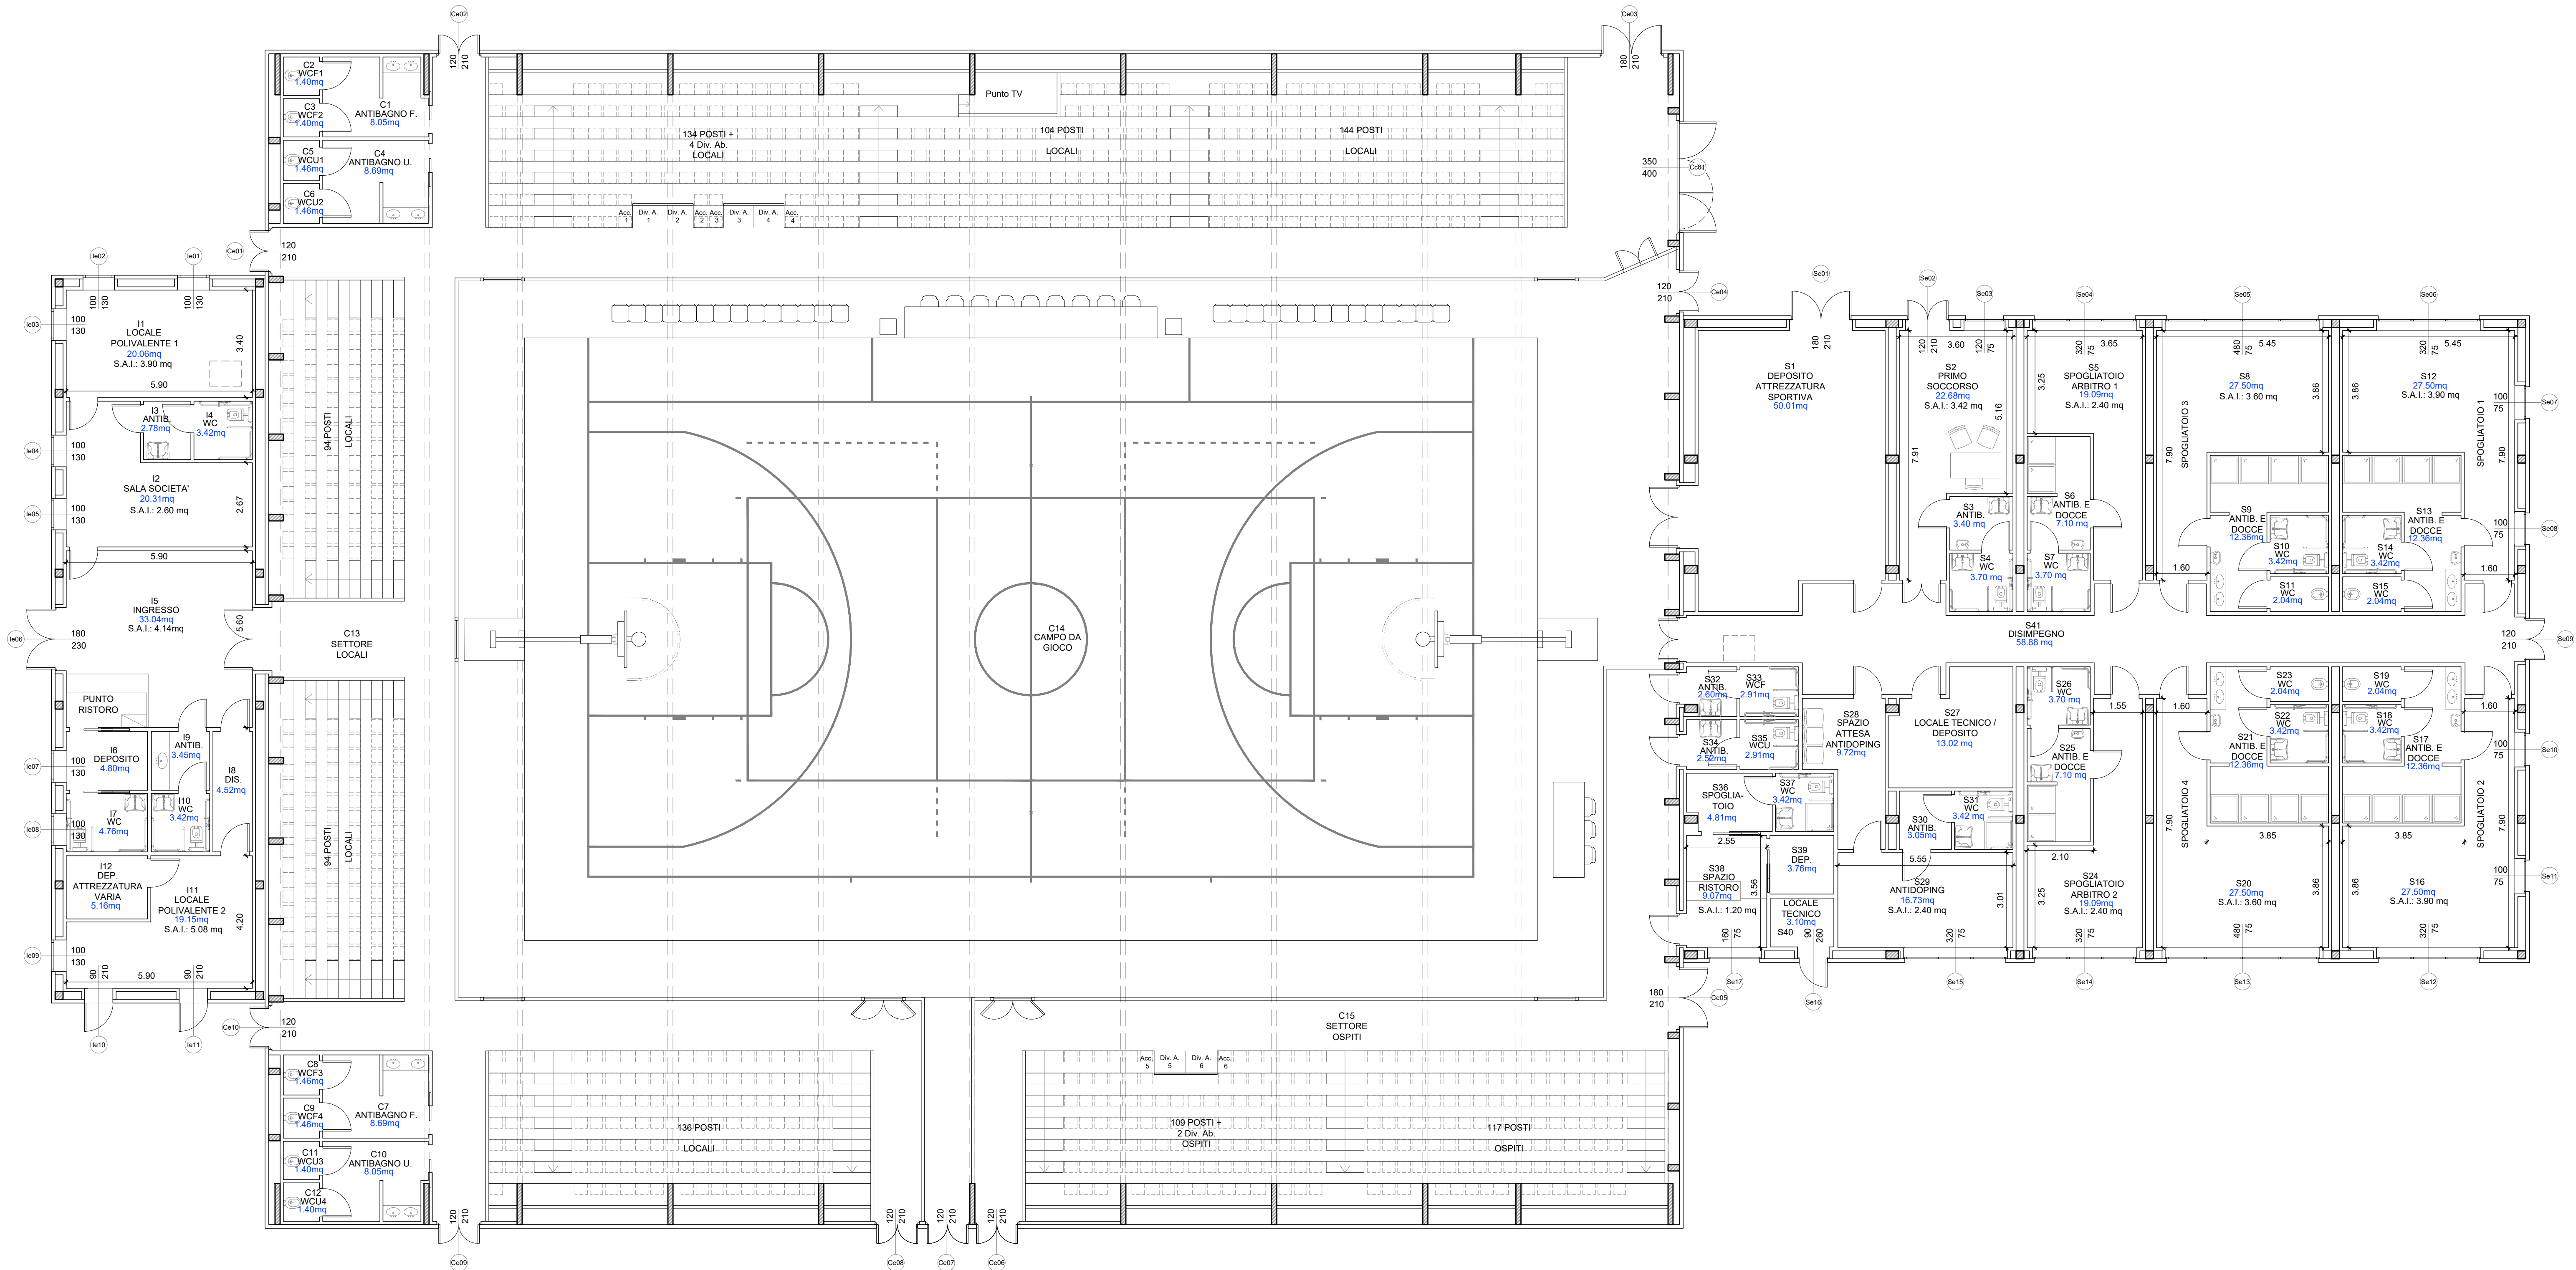


TABELLA RAPPORTI AEROILLUMINANTI									
Locale		Superficie pavimento (sq) mq	Superficie fassata apribile (sf) mq	Superficie minime richieste mq	Verifica	Superficie illuminanti (si) mq	Superficie minime richiesta mq	Verifica	Anzianità fornita
n	Destinazione				Si/No			Si/No	Si/No
SETTORE INGRESSO									
I01	Locale polivalente 1	20,06	3,90	2,51	Si	3,90	0,40	Si	No
I02	Sala società	20,31	2,60	2,54	Si	2,60	0,41	Si	No
I03	Antibagno	2,78	-	-	-	-	-	-	-
I04	WC	3,42	-	-	-	-	-	-	-
I05	Ingresso	33,04	4,14	-	-	4,14	-	-	-
I06	Deposito	4,80	1,30	-	-	1,30	-	-	-
I07	WC	4,76	1,30	-	-	1,30	-	-	-
I08	Disimpegno	4,52	-	-	-	-	-	-	-
I09	Antibagno	3,45	-	-	-	-	-	-	-
I10	WC	3,42	-	-	-	-	-	-	-
I11	Locale polivalente 2	19,15	5,08	2,99	Si	5,08	0,38	Si	-
I12	Deposito attrezzatura varia	5,16	-	-	-	-	-	-	-
SETTORE CAMPO DA GIOCO									
C01	Antibagno F.	8,05	-	-	-	-	-	-	-
C02	WC F1	1,40	-	-	-	-	-	-	Si
C03	WC F2	1,40	-	-	-	-	-	-	Si
C04	Antibagno U.	8,69	-	-	-	-	-	-	-
C05	WC U1	1,46	-	-	-	-	-	-	Si
C06	WC U2	1,46	-	-	-	-	-	-	Si
C07	Antibagno F.	8,69	-	-	-	-	-	-	-
C08	WC F3	1,46	-	-	-	-	-	-	Si
C09	WC F4	1,46	-	-	-	-	-	-	Si
C10	Antibagno U.	8,65	-	-	-	-	-	-	Si
C11	WC U3	1,40	-	-	-	-	-	-	Si
C12	WC U4	1,40	-	-	-	-	-	-	Si
C13/14/15	Campo da gioco e spalti*	1594,74	27,72	-	-	20,16	-	-	Si
SETTORE SERVIZI E SPORTELLI									
S01	Deposito attrezzatura sportiva	50,01	3,78	-	-	3,78	-	-	-
S02	Primo soccorso	22,68	3,42	2,84	Si	3,42	0,45	Si	-
S03	Antibagno	3,40	-	-	-	-	-	-	-
S04	WC	3,70	-	-	-	-	-	-	Si
S05	Spogliatoio arbitro 1	19,09	2,40	2,39	Si	2,40	0,38	Si	-
S06	Antibagno e docce	7,10	-	-	-	-	-	-	Si
S07	WC	3,70	-	-	-	-	-	-	Si
S08	Spogliatoio atleti 3	27,50	3,60	3,44	Si	3,60	0,55	Si	-
S09	Antibagno e docce	12,36	-	-	-	-	-	-	Si
S10	WC H	3,42	-	-	-	-	-	-	Si
S11	WC	2,04	-	-	-	-	-	-	Si
S12	Spogliatoio atleti 1	27,50	3,90	3,44	Si	3,90	0,55	Si	-
S13	Antibagno e docce	12,36	-	-	-	-	-	-	Si
S14	WC H	3,42	-	-	-	-	-	-	Si
S15	WC	2,04	-	-	-	-	-	-	Si
S16	Spogliatoio atleti 2	27,50	3,90	3,44	Si	3,90	0,55	Si	-
S17	Antibagno e docce	12,36	-	-	-	-	-	-	Si
S18	WC H	3,42	-	-	-	-	-	-	Si
S19	WC	2,04	-	-	-	-	-	-	Si
S20	Spogliatoio atleti 4	27,50	3,60	3,44	Si	3,60	0,55	Si	-
S21	Antibagno e docce	12,36	-	-	-	-	-	-	Si
S22	WC H	3,42	-	-	-	-	-	-	Si
S23	WC	2,04	-	-	-	-	-	-	Si
S24	Spogliatoio arbitro 2	19,09	2,40	2,39	Si	2,40	0,38	Si	-
S25	Antibagno e docce	7,10	-	-	-	-	-	-	Si
S26	WC	3,70	-	-	-	-	-	-	Si
S27	Locale tecnico / Deposito	13,02	-	-	-	-	-	-	-
S28	Spazio attesa antidoping	9,72	-	-	-	-	-	-	-
S29	Antidoping	18,73	2,40	2,09	Si	2,40	0,33	Si	-
S30	Antibagno	3,05	-	-	-	-	-	-	-
S31	WC	3,42	-	-	-	-	-	-	Si
S32	Antibagno F. G.	2,60	-	-	-	-	-	-	-
S33	WC F. G.	2,91	-	-	-	-	-	-	-
S34	Antibagno U. G.	2,52	-	-	-	-	-	-	-
S35	WC U. G.	2,91	-	-	-	-	-	-	-
S36	Spogliatoio dipendenti	4,81	-	-	-	-	-	-	Si
S37	WC dipendenti	3,42	-	-	-	-	-	-	Si
S38	Spazio ritiro ospiti	1,07	1,20	1,13	Si	1,20	0,18	Si	-
S39	Deposito	3,76	-	-	-	-	-	-	-
S40	Locale tecnico	3,30	2,34	-	-	2,34	-	-	-
S41	Disimpegno	58,68	2,52	-	-	2,52	-	-	-

* Il locale destinato ad ospitare il campo da gioco e gli spalti non è soggetto ai requisiti aerolluminanti; ad ogni modo si riportano le superfici sanari e illuminanti apportate dalle portafortune previste e si specifica che è presente un impianto di ricambio d'aria meccanico come meglio descritto nelle relazioni specialistiche



CITTÀ DI LUCCA
Amministrazione Comunale
Settore 5 - Lavori Pubblici e Traffico U.O. 5.3 – Edilizia Sportiva

Dirigente: Ing. Antonella Giannini
Responsabile Unico di Progetto: Ing. Arianna De Cicco

P.T. 39-2026
REALIZZAZIONE DEL PALAZZETTO DELLO SPORT SILVER 1
NELL'AREA "EX CROCEROSSA"
CUP J65B2500106005

PROGETTO ESECUTIVO

PIANTA: RAPPORTI AEROILLUMINANTI

RTP: "PALAZZETTO DELLO SPORT AREA "EX CROCEROSSA"

Capogruppo, Progetto Opere Edili e Strutture: Ing. Giuseppe Amante
Progetto Impianti, Antincendio, Acustica: Studio Bellandi&Petrì srl stp
Coordinatore della Sicurezza in fase di Progettazione: Ing. Dario Lucarotti
Collaboratori alla Progettazione: Ing. Dario Lucarotti e Arch. Riccardo Ricci
Giovane Professionista: Arch. Barbara Tomei



RTP: "PROGETTAZIONE OPERE ESTERNE"

Ing. Salvatore Ippolito
Dott. Agr. Massimiliano Demì

GEOLOGIA: Studio INGEO
PROGETTAZIONE IMPIANTO FOTOVOLTAICO E OPERE CONNESSE
A cura di: LRS Lucca Riscossioni e Servizi



Data emissione 24/06/2026	Revisione n°/data	BA10
Scheda lavoro n°186		Scala 1:100 File 186B-A01