



PIANTA COPERTURA  
1:100

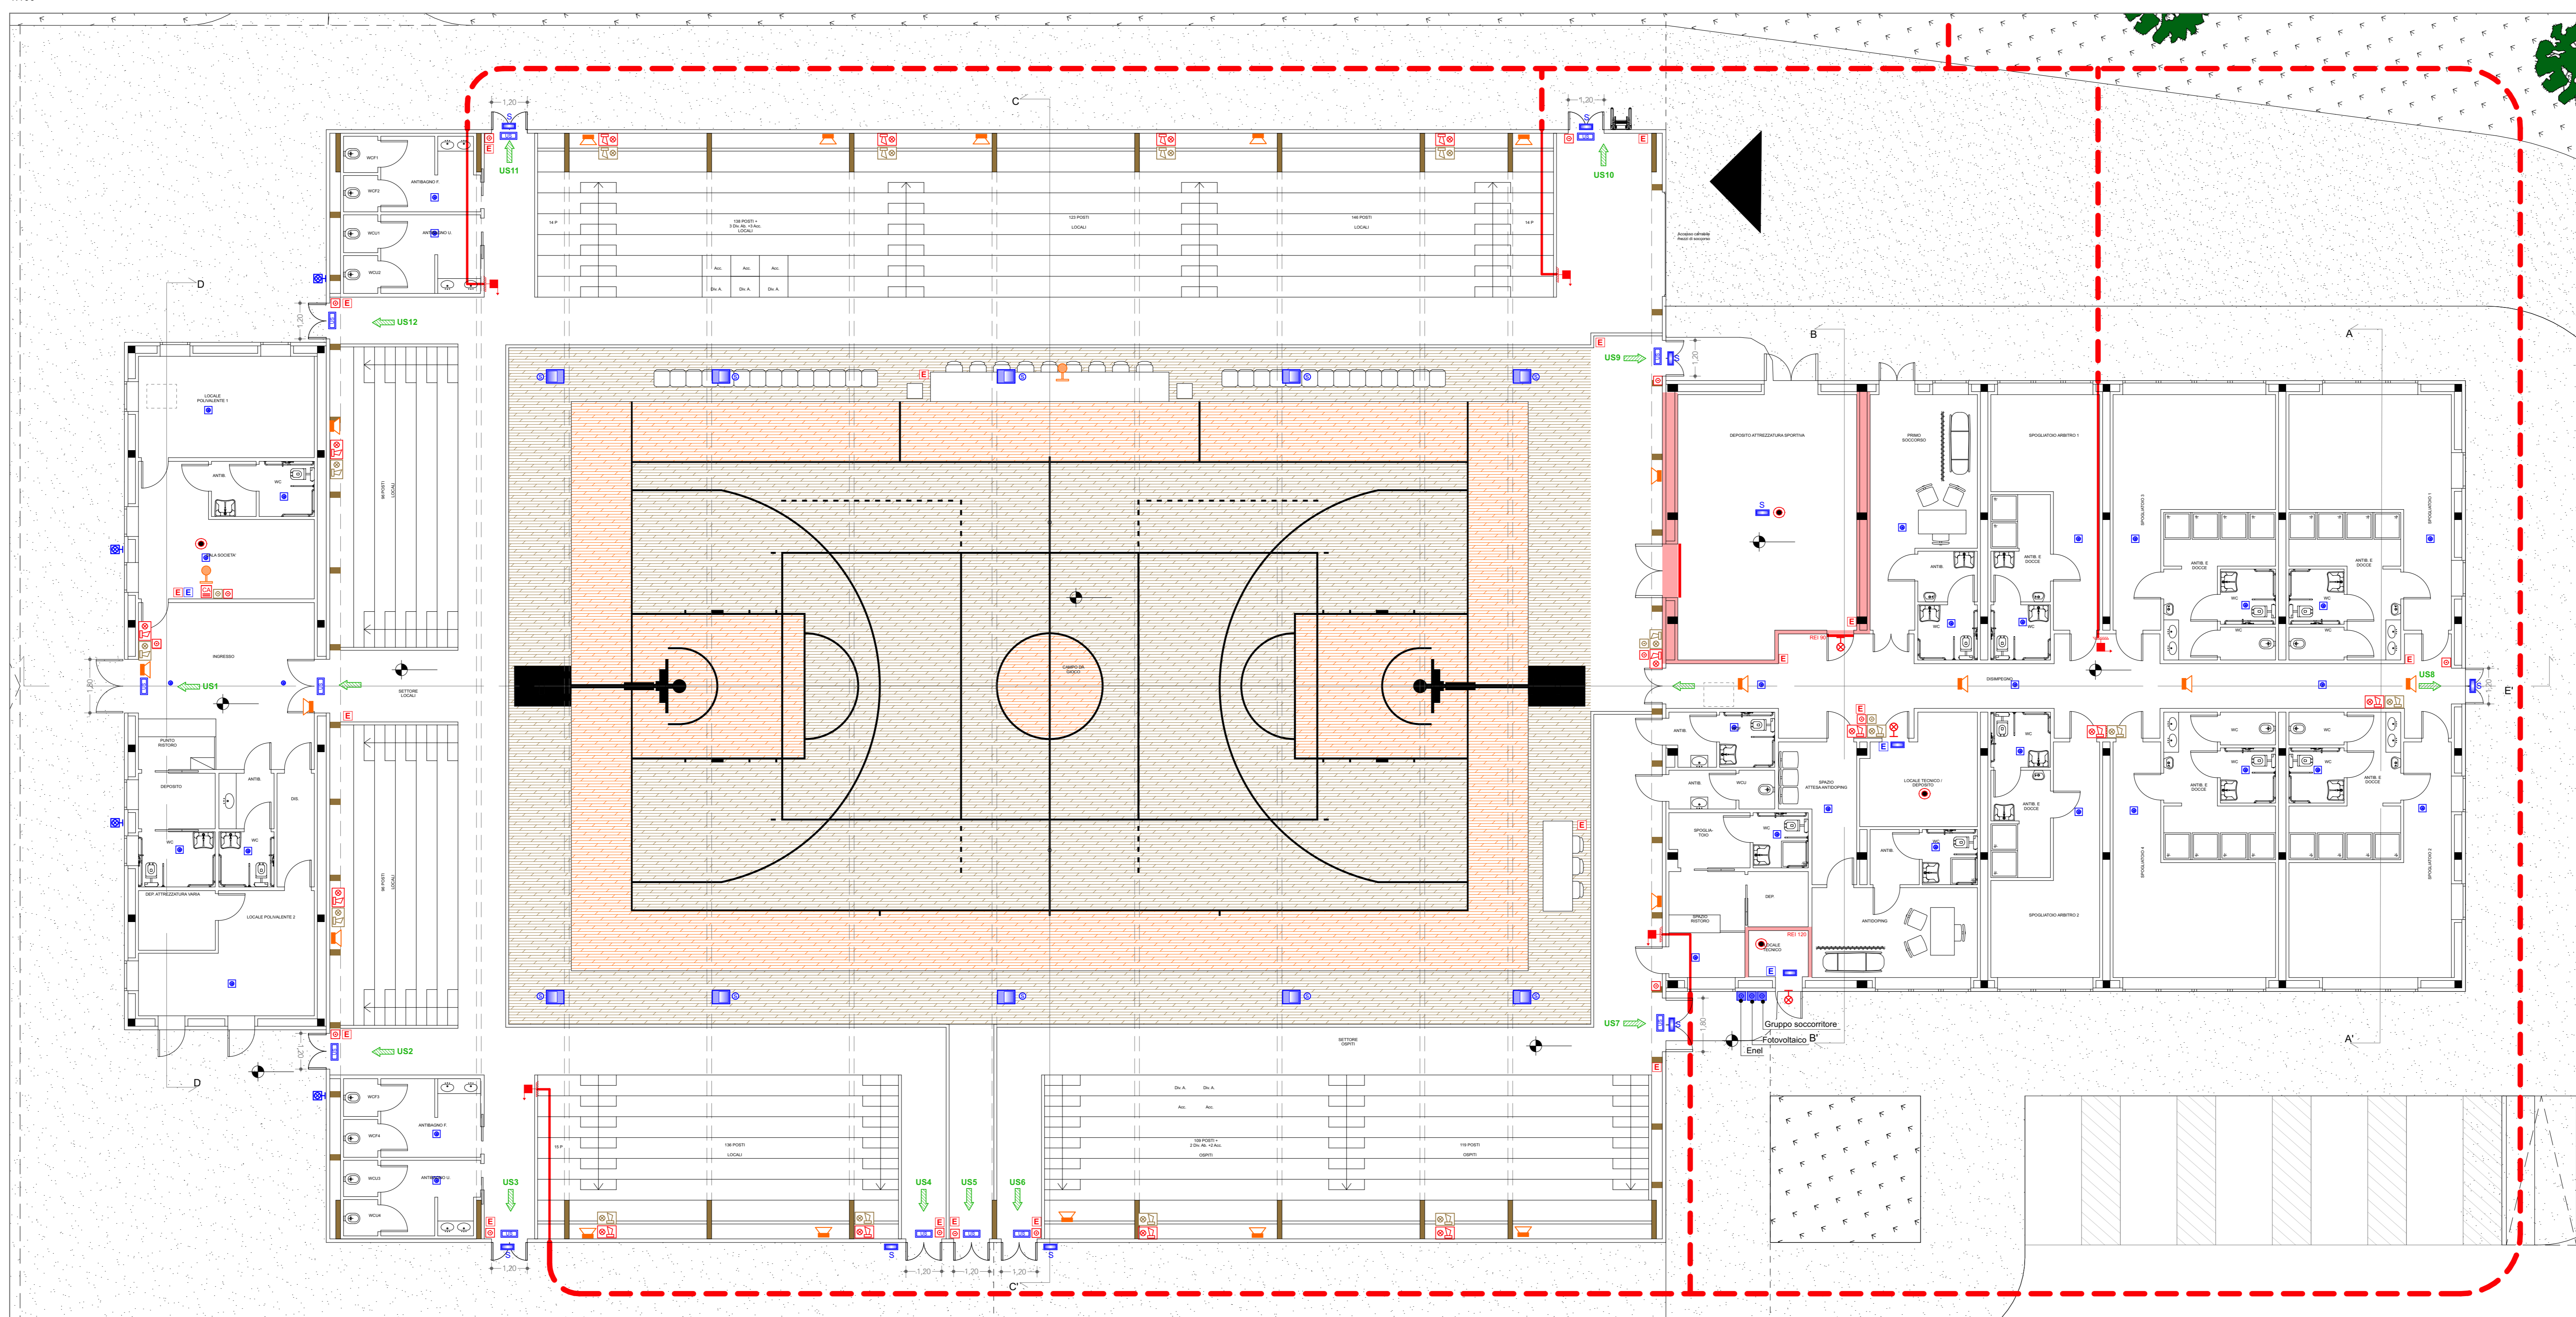

PIANTA PIANO TERRA  
1:100

- Legenda**
- nastro UNI 25
  - compartimentazione REI
  - porta REI
  - fessura di uscita orizzontale
  - estintore portatile a polvere
  - estintore portatile a CO2
  - alimentazione di sicurezza da gruppo soccorritore
  - pannello fotovoltaico 600Wp
  - avvisatore acustico luminoso con sirena e luce stroboscopica allarme allertamento sonoro
  - avvisatore acustico luminoso con sirena e luce stroboscopica allarme IRAI
  - centrale allarme rivelazione incendi
  - plafoniera Led perimetrale autoalimentata 3h con pittogramma segnalazione via di esodo - luce di sicurezza
  - apparecchio led da esterno IP6x con lampada led XX e NI emergenza autoalimentata - luce di sicurezza
  - plafoniera IP65 con lampada led equivalente 24W autoalimentata 3h - luce di sicurezza
  - plafoniera da esterno con lampada led 4.2W autoalimentata 3h - luce di sicurezza
  - pulsante attivazione manuale allarme allertamento sonoro sottovetro frangibile
  - pulsante attivazione manuale allarme allertamento sonoro sottovetro frangibile
  - pulsante sgancio di emergenza sotto vetro frangibile con spia luminosa presenza rete
  - rivelatore ottico di furto allarme IRAI
  - spia luminosa ripetizione allarme IRAI
  - predisposizione altoparlante diffusione sonora
  - predisposizione base microfonico diffusione sonora

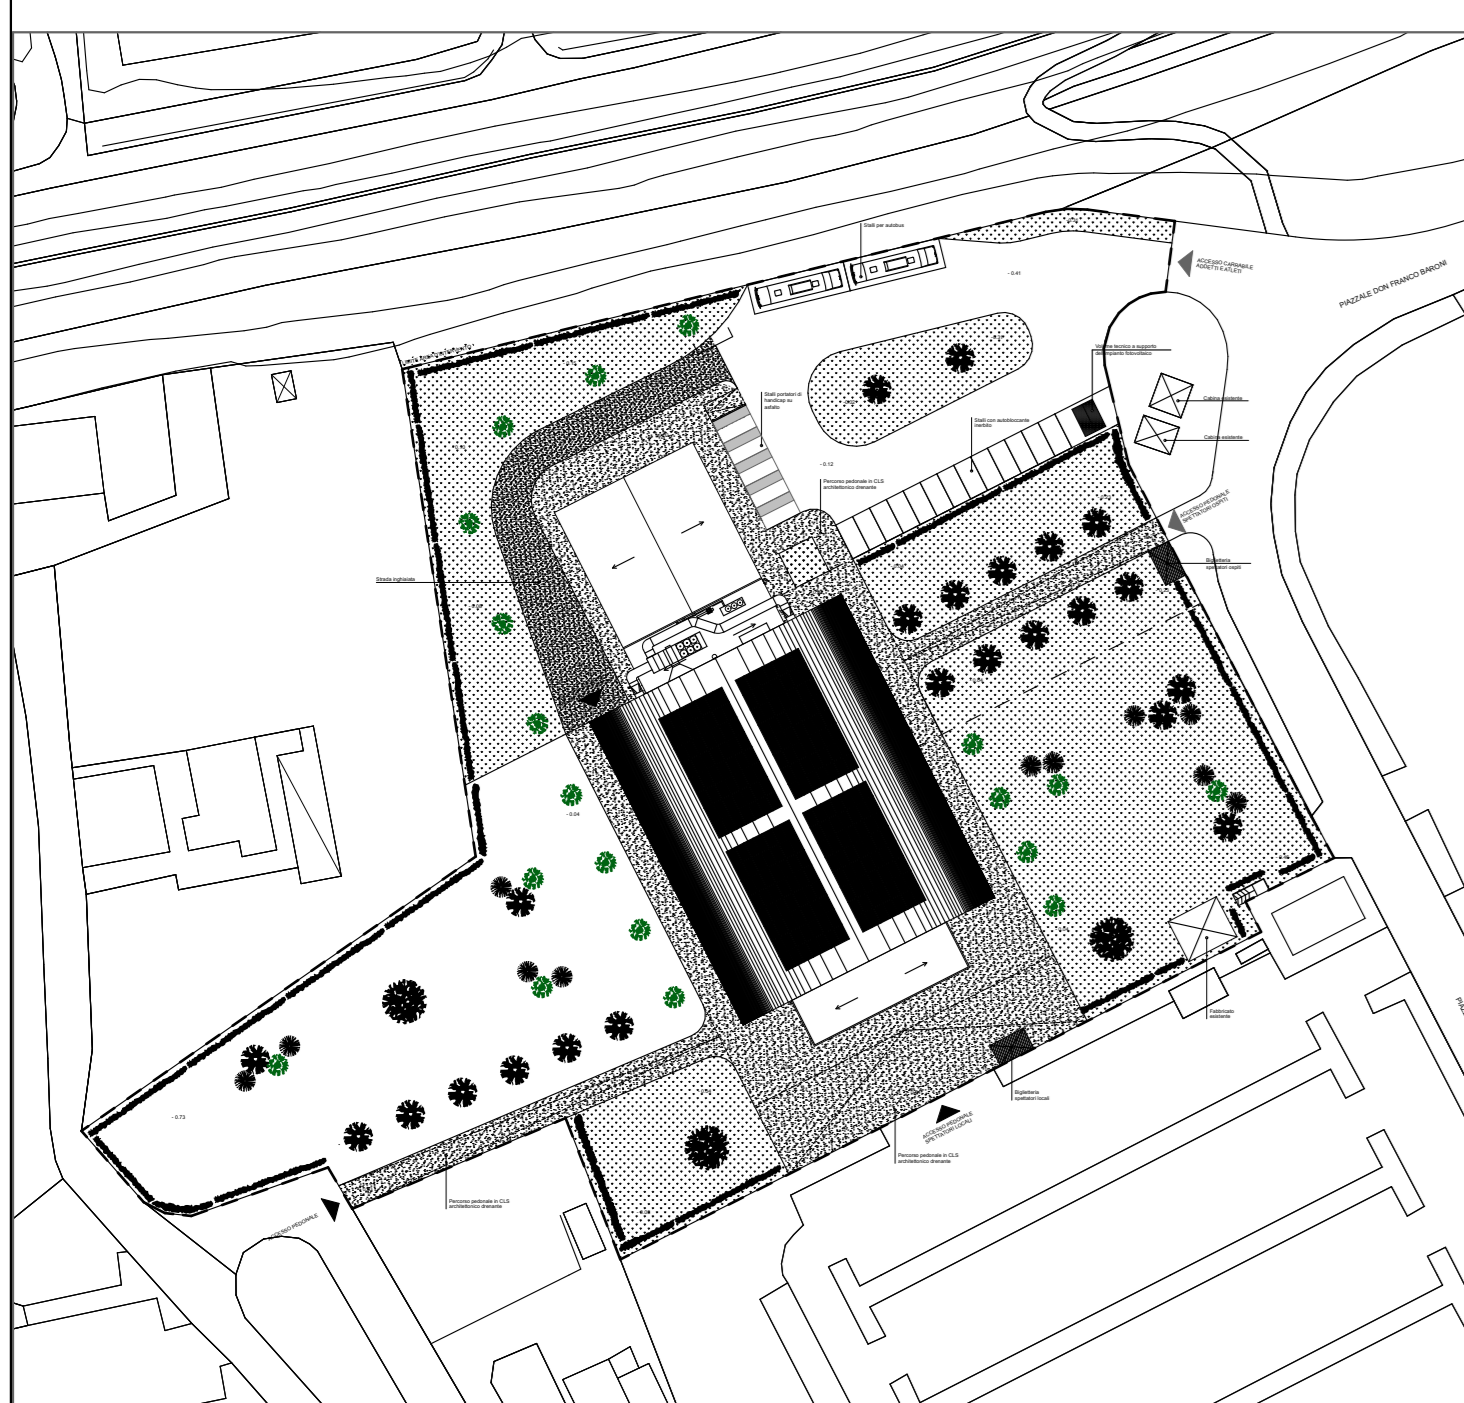

PLANIMETRIA  
1:1000



**CITTÀ DI LUCCA**

Amministrazione Comunale  
Settore 5 - Lavori Pubblici e Traffico U.O. 5.3 - Edilizia Sportiva  
Lucca Riscossioni e Servizi S.R.L.

Dirigente: Ing. Antonella Giannini  
Responsabile Unico di Progetto: Ing. Arianna De Cicco

P.T. 39-2026  
REALIZZAZIONE DEL PALAZZETTO DELLO SPORT SILVER 1  
NELL'AREA "EX CROCCEROSA"  
CUP J65B25001060005

Fase: PROGETTO FATTIBILITÀ TECNICO ECONOMICA

Tipo: abilitato Data emissione: Revisione n° data  
P.TE Revisione n° 1 del 20/10/2026 - Revisione n° 2 del 09/02/2028

Titolo elaborato: PREVENZIONE INCENDI  
PLANIMETRIA, PIANO TERRA E COPERTURA  
RTIP: "PALAZZETTO DELLO SPORT AREA "EX CROCCEROSA"

Capogruppo, Progetto Opere Edili e Strutture:

Ing. Giuseppe Amantio

Progetto Impianti, Antincendio, Acustica:

Studio Belland&Petrì srl sp

Coordinatore della Sicurezza in fase di Progettazione:

Ing. Dario Lucarotti

Collaboratori alla Progettazione:

Ing. Dario Lucarotti

Arch. Riccardo Ricci

Giovane Professionista:

Arch. Barbara Tomei

Commenti per la parte del Progetto di competenza Lucca Riscossioni e Servizi



Geologia:  
Studio INGEO

Rilievo: Geom. Paolo Piaci, Comune di Lucca

Giuseppe Amantio  
Ingegnere

Dario Lucarotti  
Ingegnere

Studio Belland & Petrì  
Ingegneri

IN-EO  
Ingegneria

Scala: 1:100, 1:1000  
TAVOLA: VVF 01  
Schena tecnica n° 146