

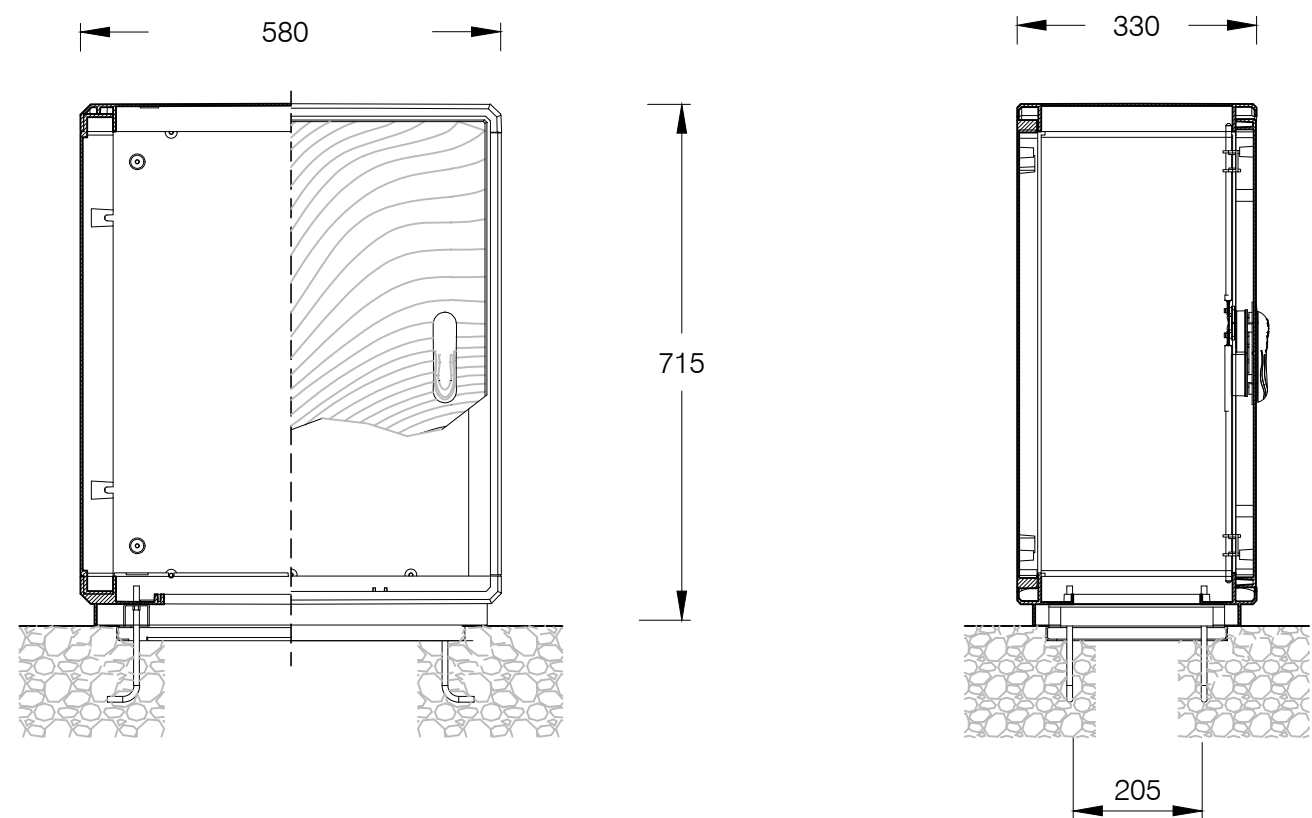


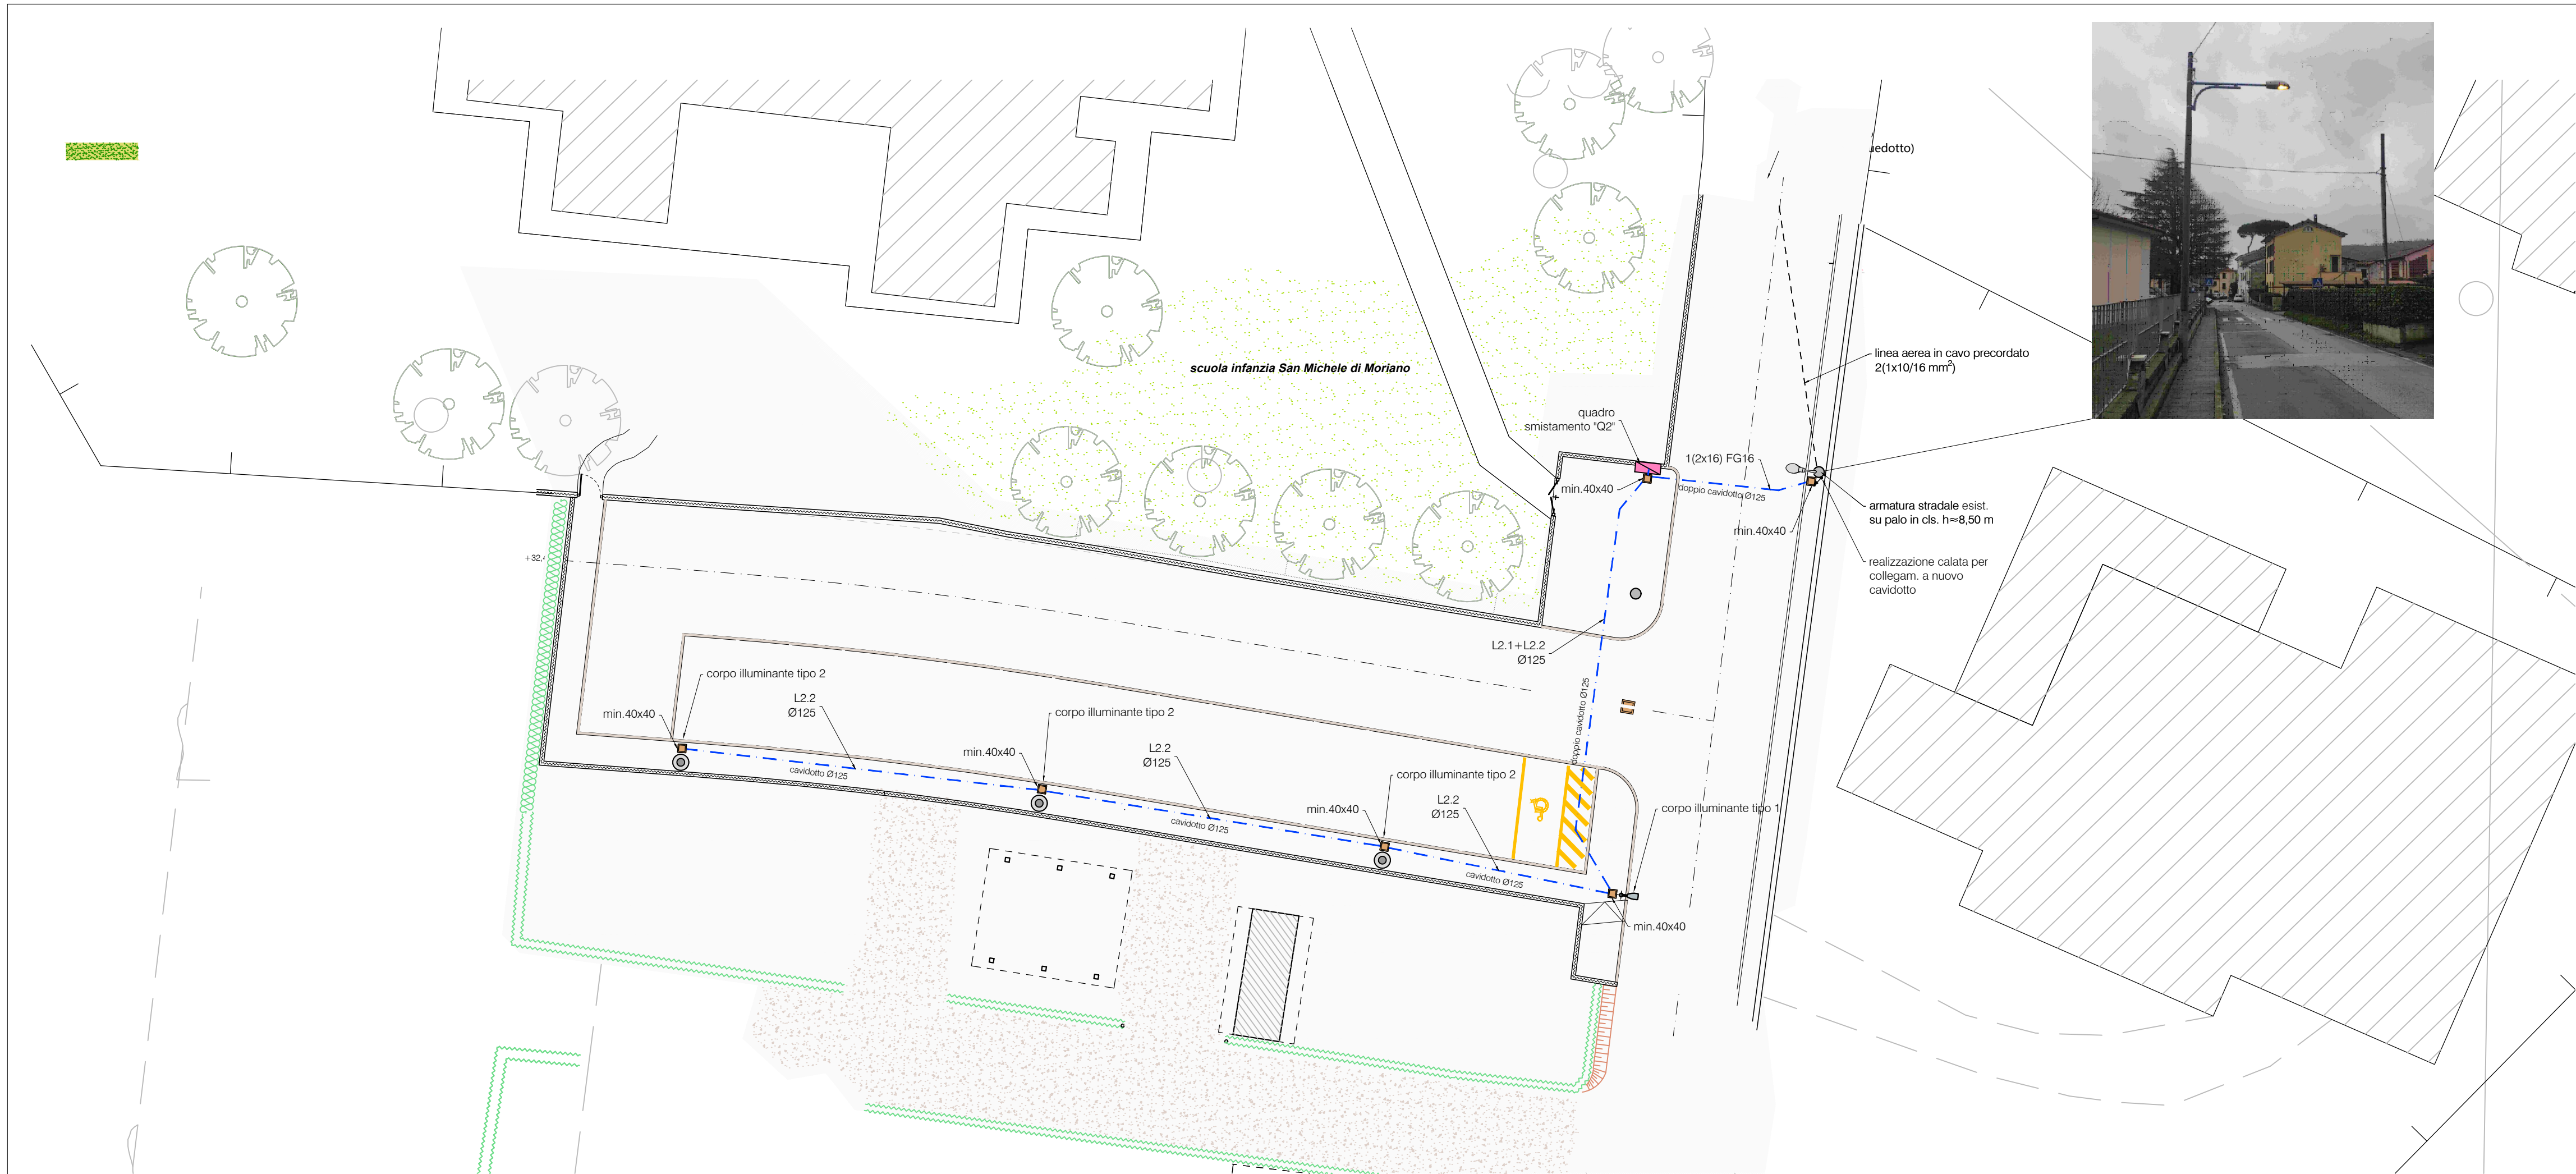

DIMENSIONI MINIME CONSIGLIATE PER PLINTO
* SPAZIO UTILE PER POSIZIONAMENTO CAVIDOTTI

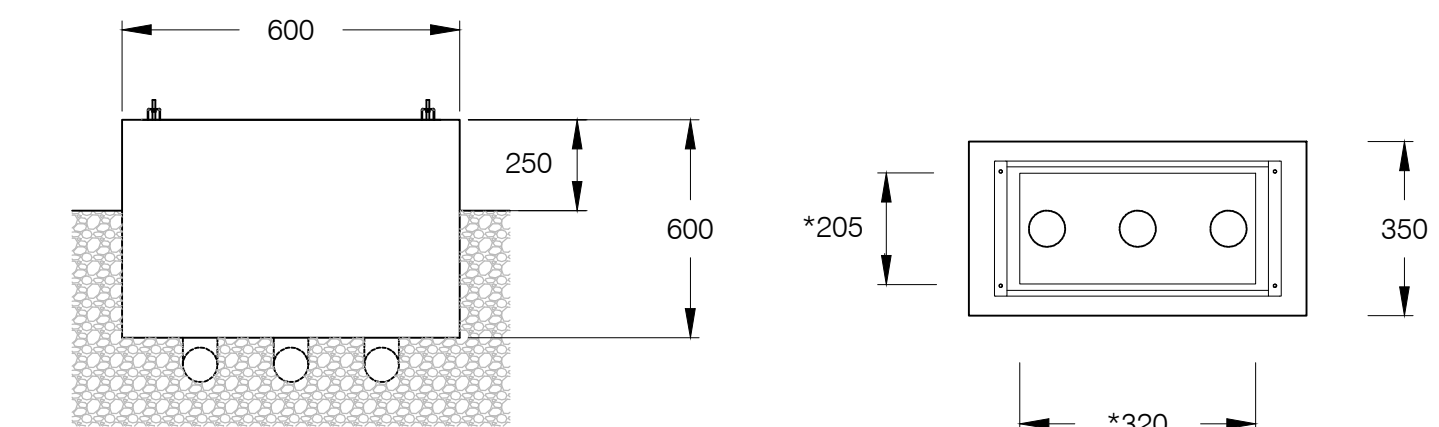


04/5 tipologico armadio stradale in vetroresina
scala 1:10 - quote in mm


corpo illuminante a led stradale TIPO 1:
marca **AEC** modello **AEC I-TRON ZERO SP5 STU-M** - Pot. **56.1 W** - **8.190 lm** (o prodotto di caratteristiche equivalenti)
installato su palo conico dritto laminato e trafilato a caldo HSP in acciaio S275, privo di cordoni di saldatura esterna, altezza 8.800 mm, completo di asola, portella e morsetteria in classe II, su plinto di fondazione prefabbricato dim. 100x100x100 cm, completo di pozzetto e chiusino in ghisa carrabile classe C250;

corpo illuminante per arredo urbano a led TIPO 2:
marca **AEC** modello **ECO RAYS TP S05 4.70-2M** - Pot. **40 W** - **4.580 lm** - ottica asimmetrica (o prodotto di caratteristiche equivalenti)
installato su palo in acciaio a sezione circolare altezza 5.000 mm, interramento 500 mm, verniciato RAL dello stesso colore del corpo illuminante, completo di asola e portella in lega di alluminio in classe II, su plinto di fondazione prefabbricato tipo Special Vibro PLPI08 o equiv. dim. 65x72x50 cm, completo di pozzetto e chiusino in ghisa classe C250.


01/5 planimetria distribuzione
scala 1:200

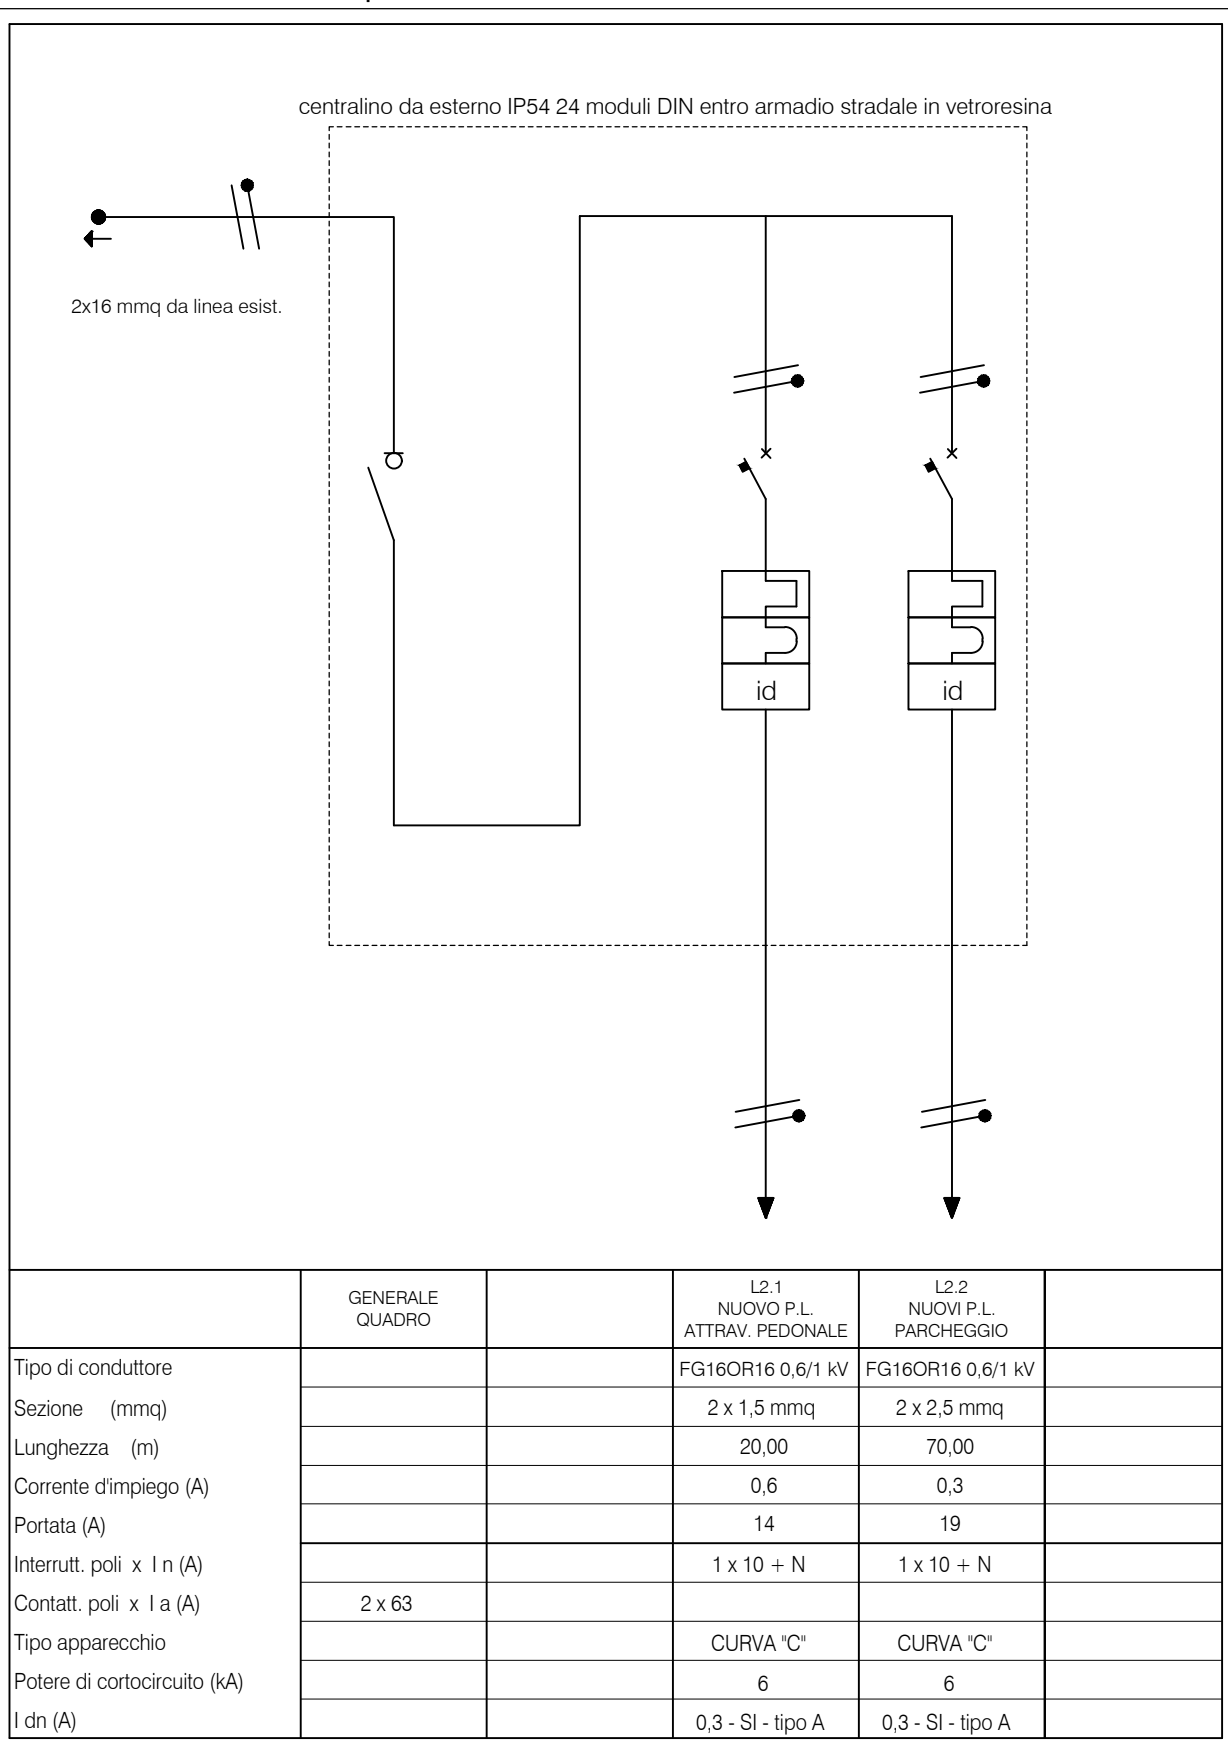

02/5 schema unifilare quadro smistamento "Q2"
scala -

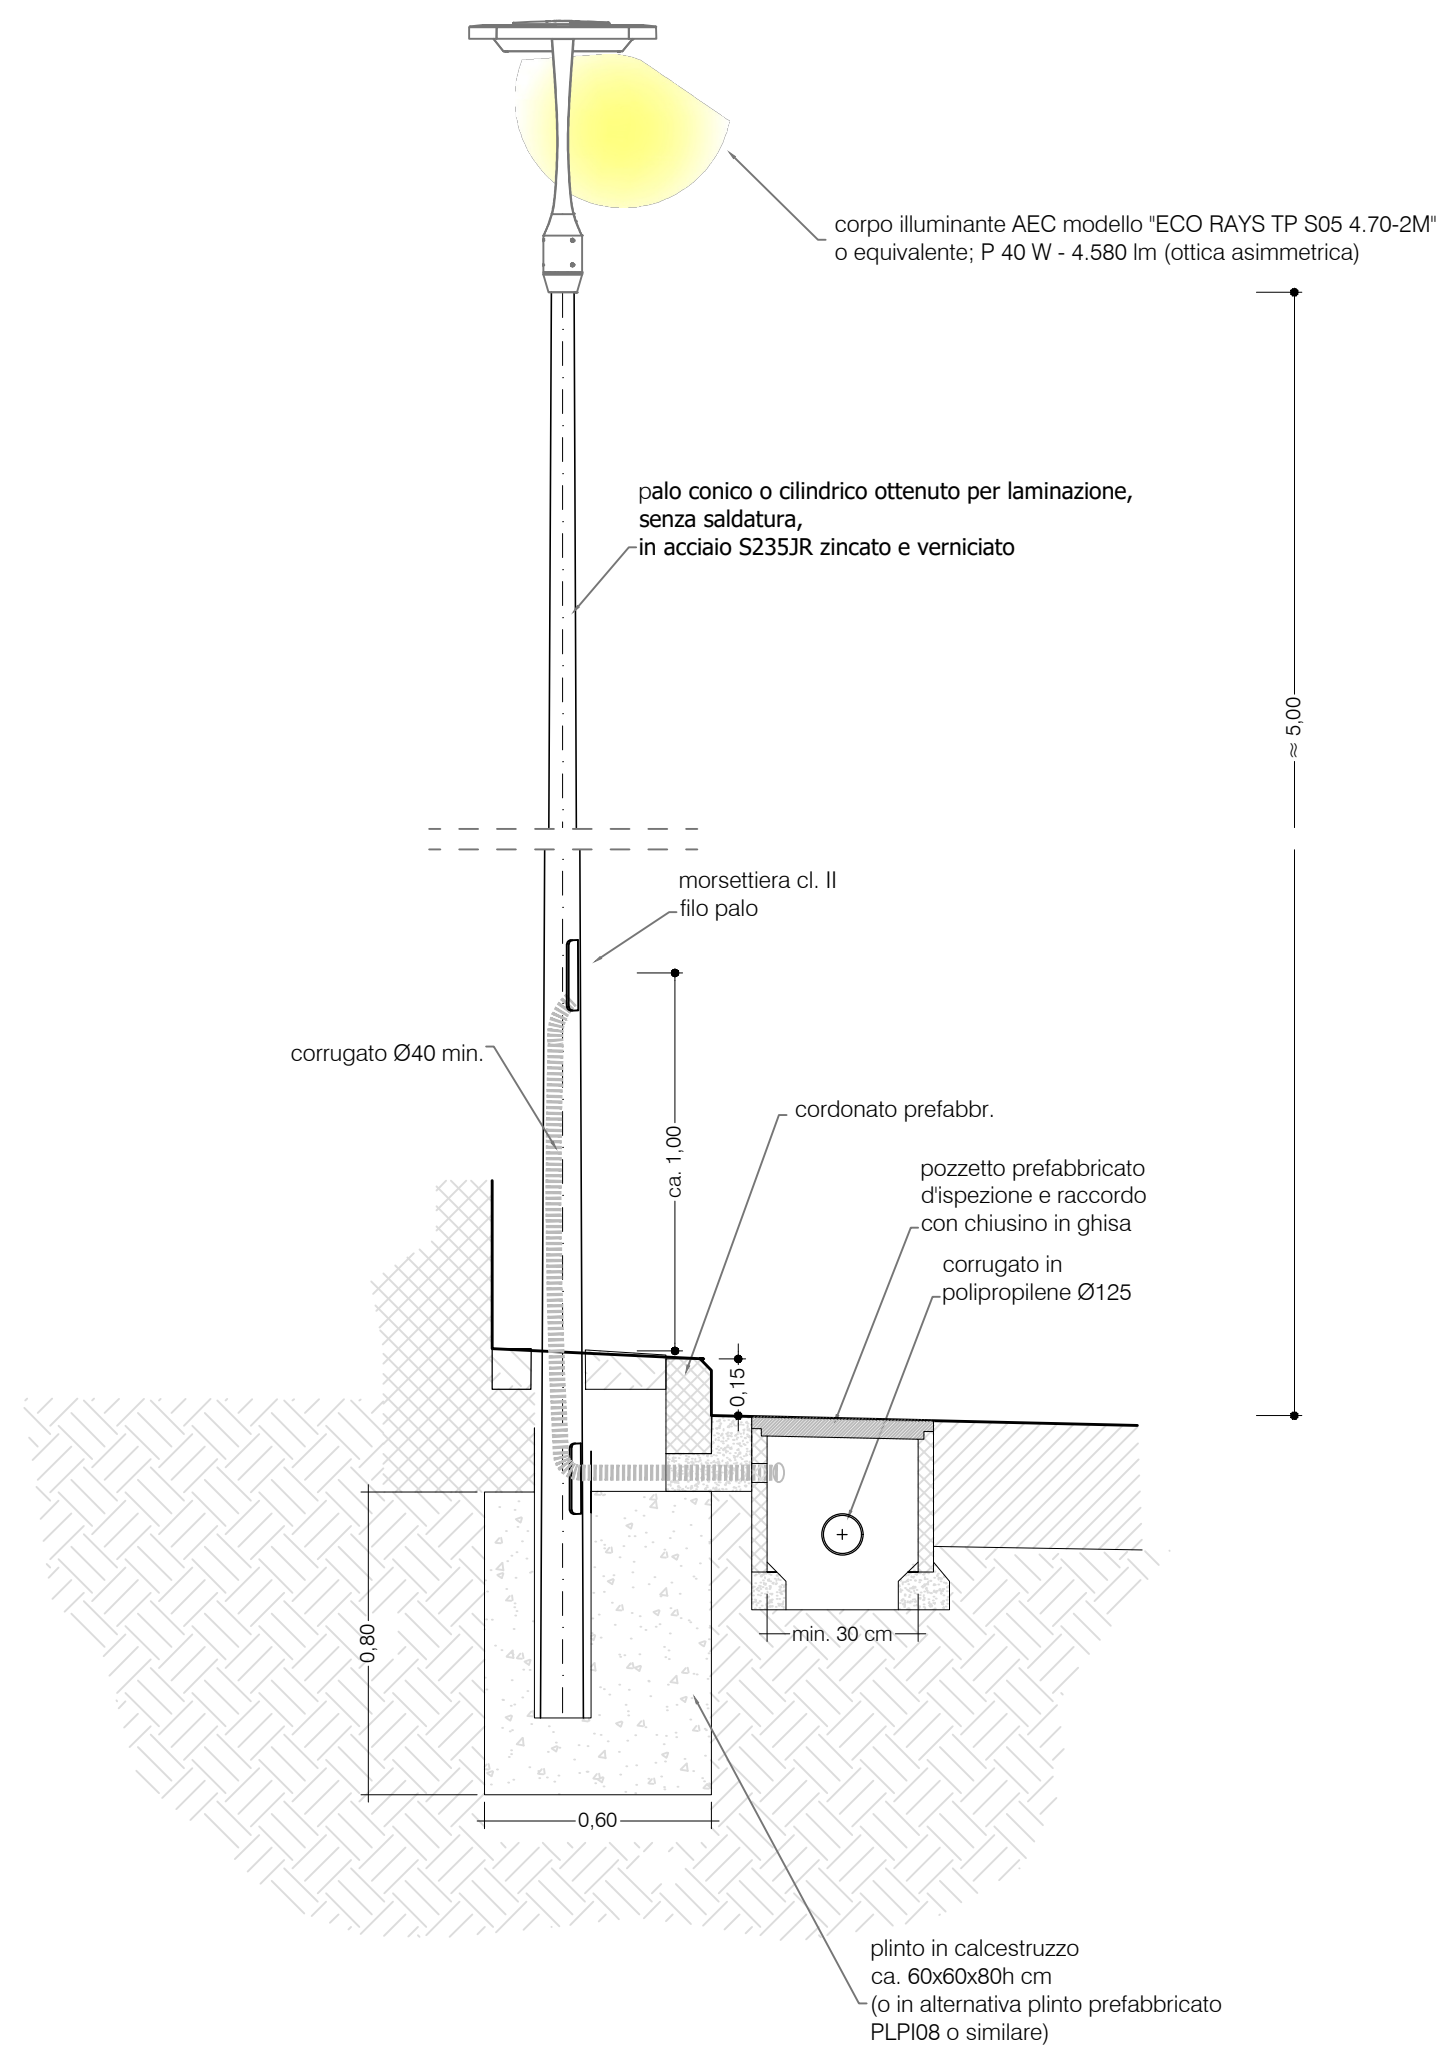

03/5 particolare installazione corpi illuminanti parcheggio
scala 1:20

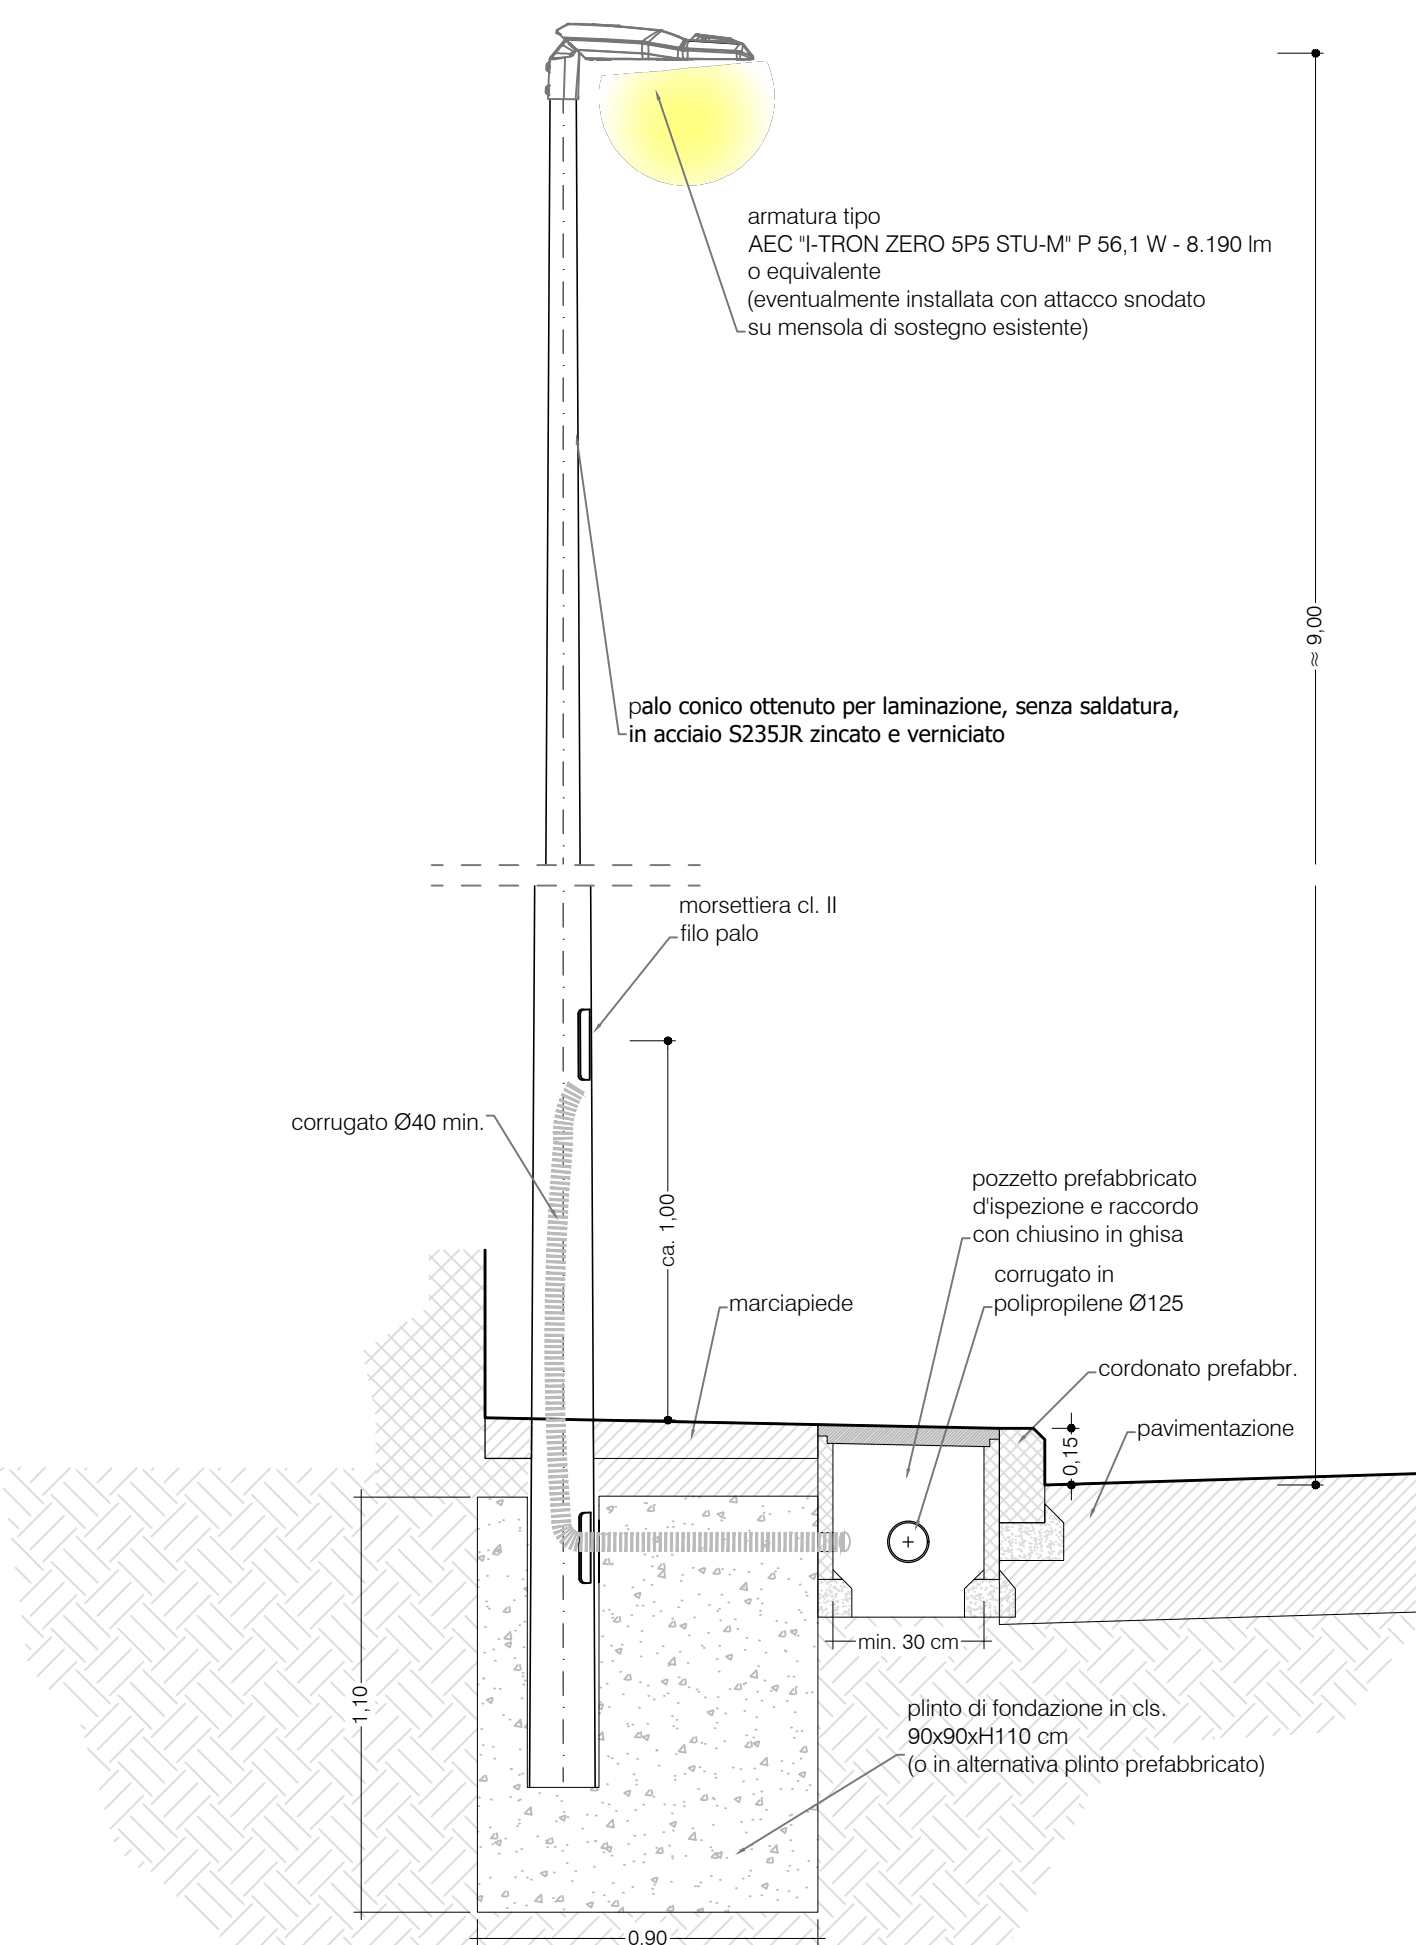

04/5 tipologico installazione corpi illuminanti su strada
scala 1:20



COMUNE DI LUCCA

Settore Dipartimentale 5 - Lavori Pubblici e Traffico

U.O. 5.4 - Progettazione

PT 79B-2024

NUOVO PARCHEGGIO PRESSO LA SCUOLA DI
SAN MICHELE DI MORIANO

progetto esecutivo

rev. n.	data	descrizione	redatto	controllato	approvato
0	08/08/2025	Emissione	F. M.	F. M.	F. M.
12 PE GEN PP 11 A stato di progetto: IMPIANTO PUBBLICA ILLUMINAZIONE, DISTRIBUZIONE E DETTAGLI				elaborato	
11.5					
commessa	codice file	revisione	data	num. elaborati grafici	scala
25-008	25-008_std01tes_r1.dwg	0	27/02/2026	6	1:200 - 1:20 - 1:10
Settore 5: Lavori Pubblici e Traffico Ing. Antonella Giannini, Dirigente Ing. Francesca Guidotti, Resp. U.O. 5.4 Ing. Davide Malanca, R.U.P.					
Progettista incaricato Ing. Francesco Mauro C.F. MRA FNC 73D27 E7150 - P.I. 01939850465 Via Rontani, 42/1a, Bozzano - 55054 MASSAROSA (LU) tel. 349 1874556 e-mail: ingfmauro@gmail.com - francesco.mauro@ingpec.eu					